



## LEGENDA:


 Návrh trasy

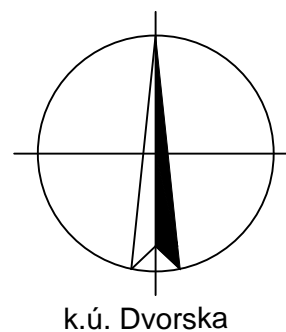

k.ú. Dvorská


VYPRACOVAL: Anastasiya Kazlouskaya	SCHVÁLIL: Ing. Andrej Barto	DATUM: 2023	 InfoTel, spol. s r.o., Novolíše ská 18, 628 00 Brno	
INVESTOR: Vodafone Czech Republic a.s.	STUPE PD: DUR	ZM NA: --		
AKCE: Sí elektronických komunikací SEK VDF Brno Dvorská			M ÍTKO: 1:500	VÝKRES .: C.1
VÝKRES: Situace širších vztah				



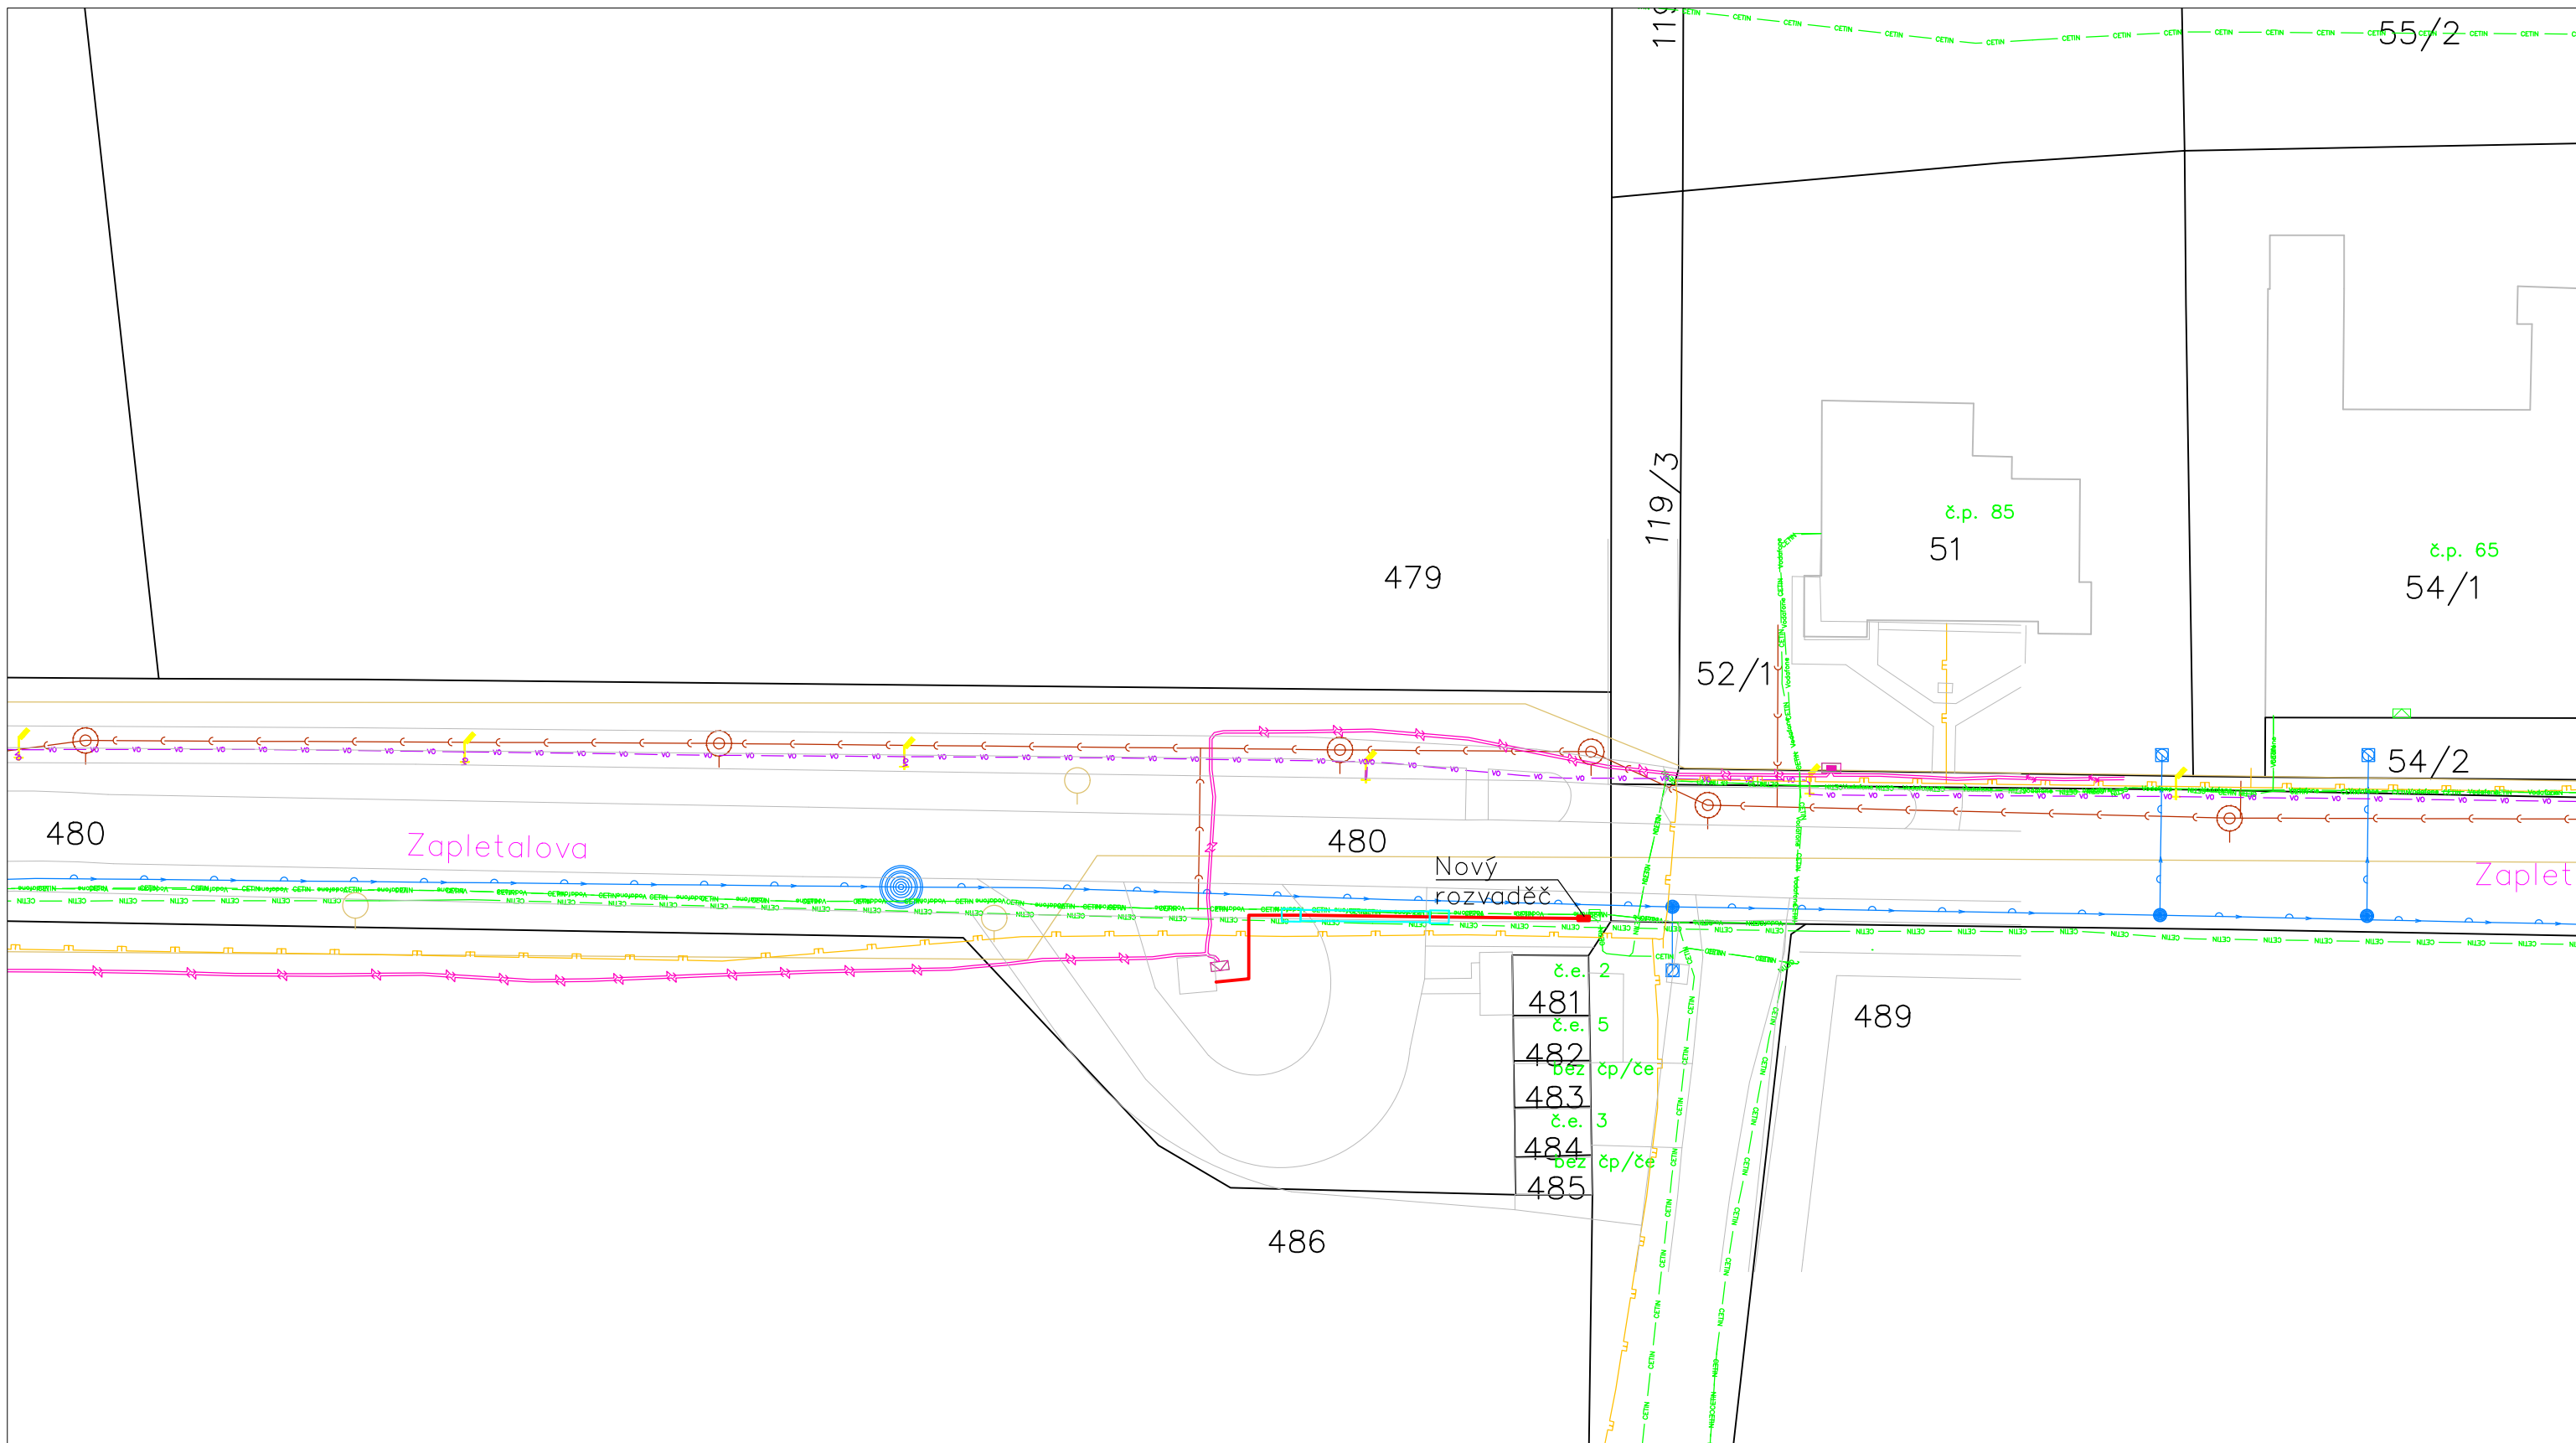

## LEGENDA:

- NÁVRH TRASY
- KOMUNIKAČNÍ VEDENÍ (CETIN,a.s.)
- KOMUNIKAČNÍ VEDENÍ (Vodafone Czech Republic s.r.o.)
- ELEKTRICKÉ VEDENÍ - NN (EG.D, a.s.)
- PLYNOVOD - NTL (GasNet, s.r.o.)
- VE EJNÉ OSVĚTLENÍ (Technické sítě Brno a.s.)
- VODOVODNÍ ŘÍDÍCÍ (Brněnské vodárny a kanalizace,a.s.)
- KANALIZACE (Brněnské vodárny a kanalizace a.s.)

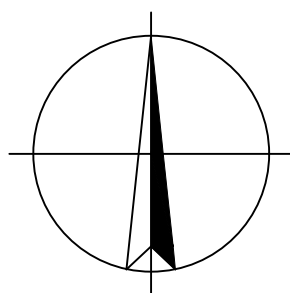

k.ú. Dvorská

VYPRACOVAL: Anastasiya Kazlouskaya	SCHVÁLIL: Ing. Andrej Barto	DATUM: 2023		
INVESTOR: Vodafone Czech Republic a.s.	STUPEŇ PD: DUR	InfoTel, spol. s r.o., Novolíšeňská 18, 628 00 Brno		
AKCE: Síť elektronických komunikací SEK VDF Brno Dvorská			ZMĚNA: --	ZAKÁZKOVÉ ČÍSLO: 2023-51-011
VÝKRES: Koordinační situační výkres			MĚŘÍTKO: 1:500	VÝKRESOVÝ LIST: C.3