


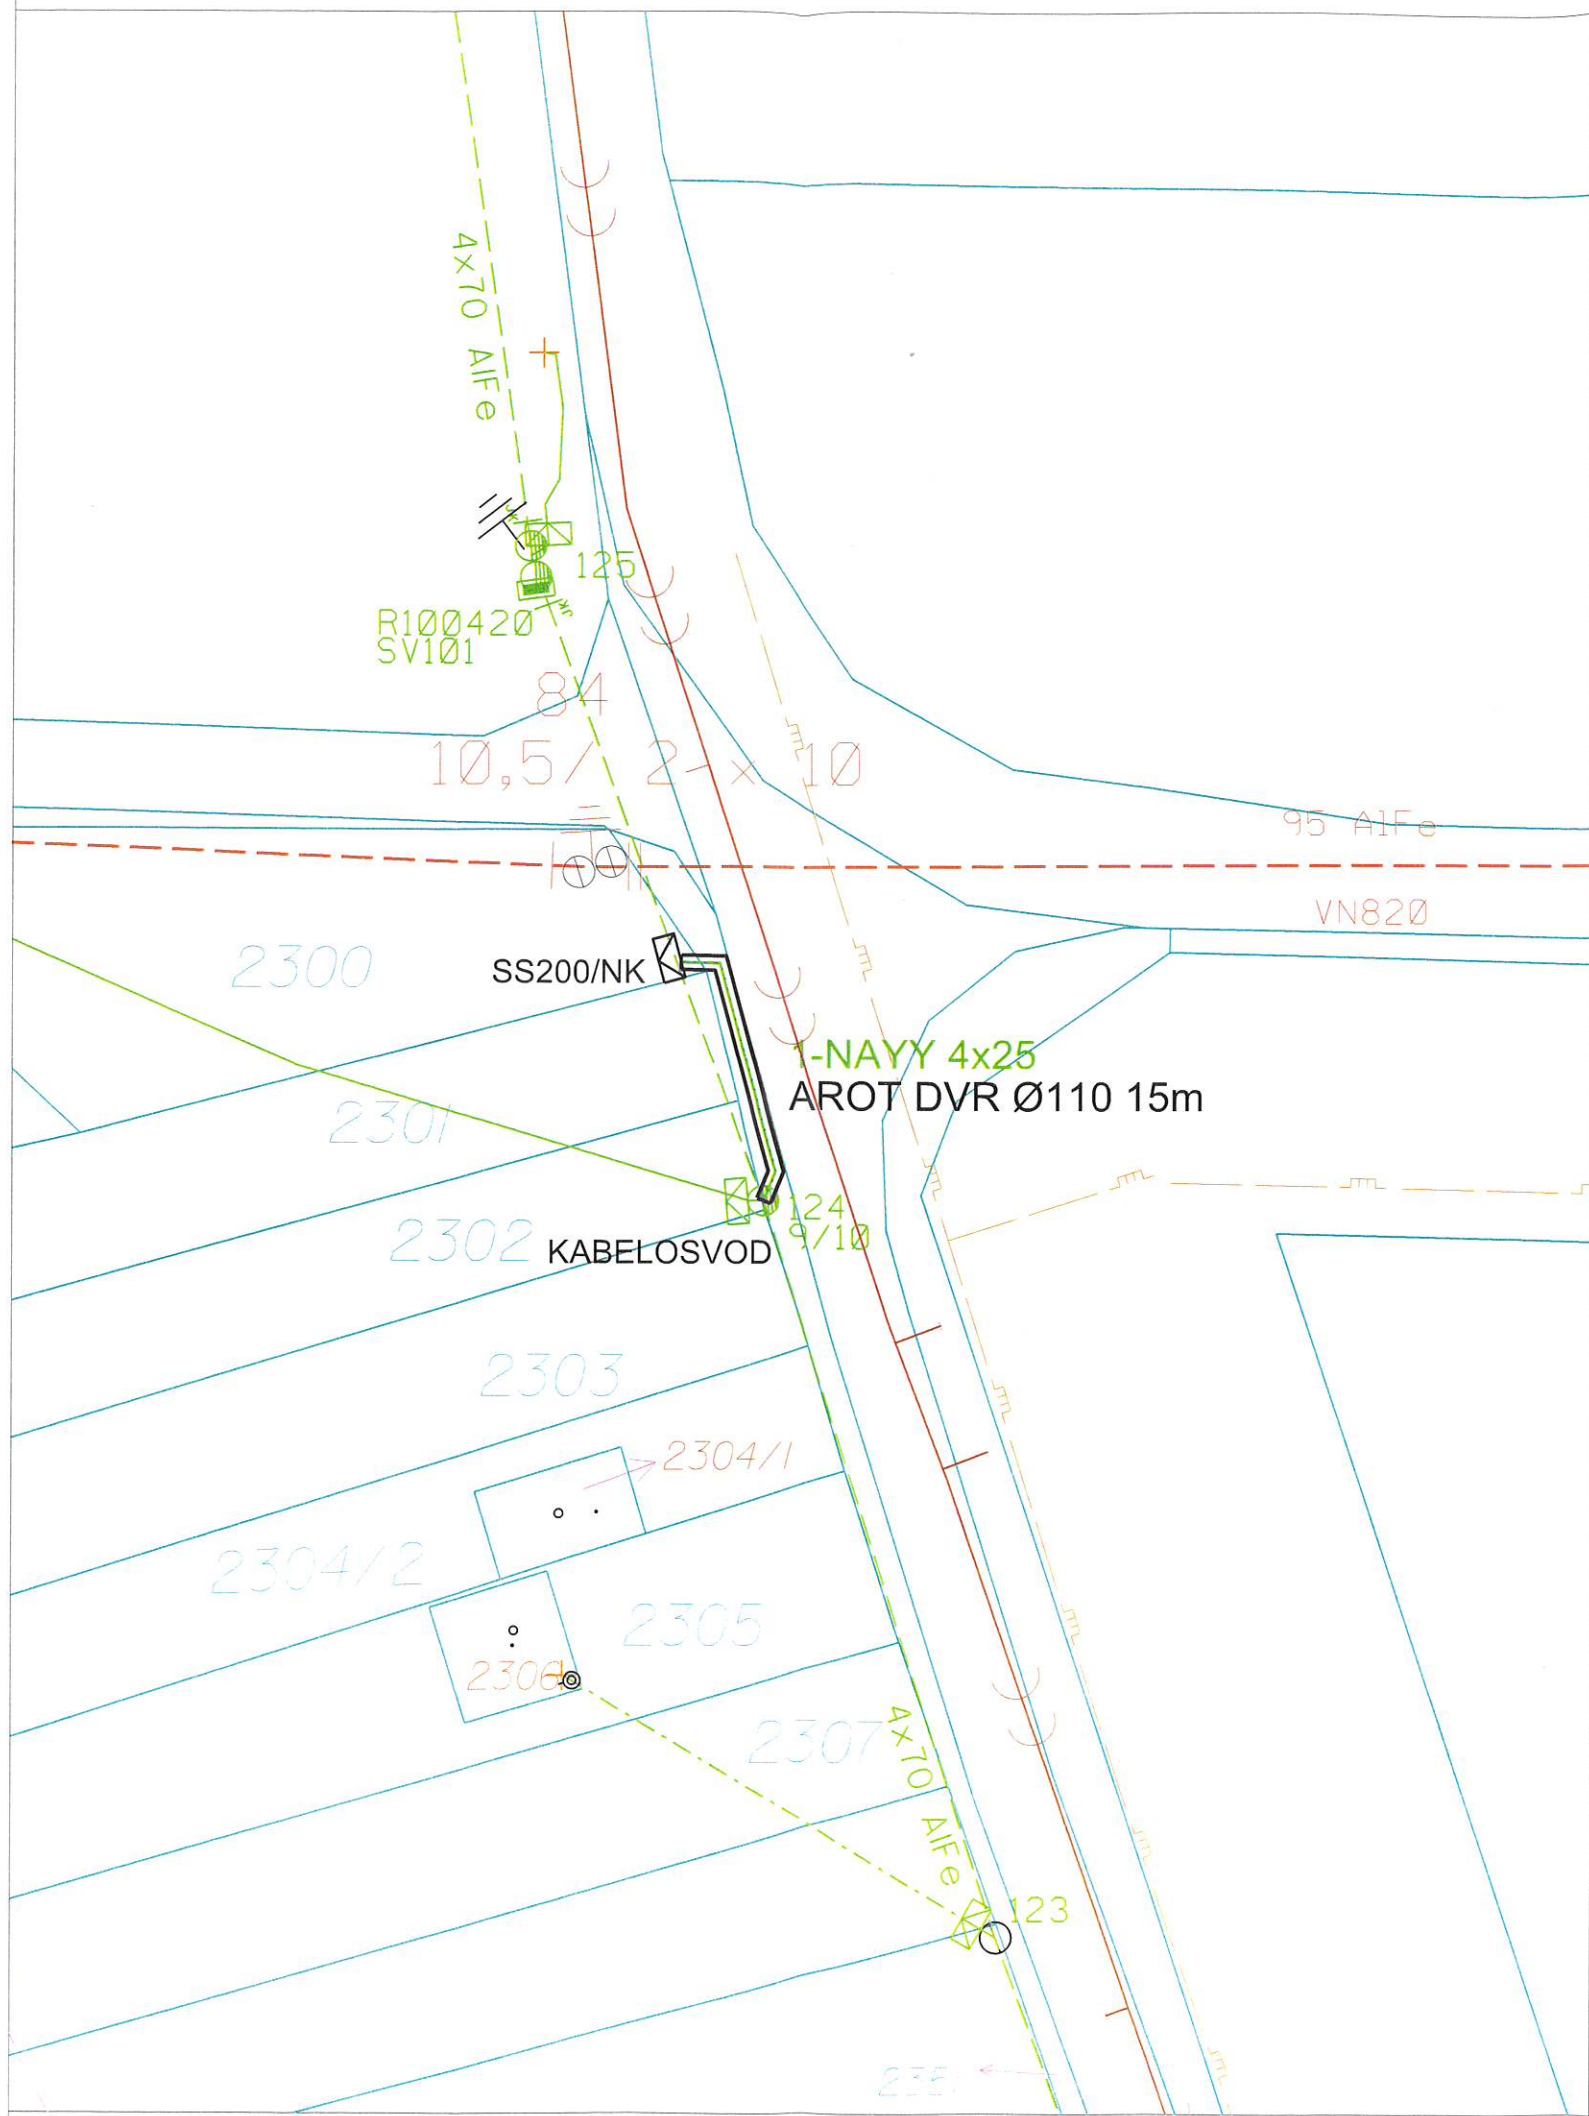

LEGENDA :

Stávající:

- Hranice parcel KN
- Betonový sloup
- Nadzemní vedení VN
- Nadzemní vedení NN
- Připojková skříň
- STL
- Kanalizace splašková

Projektované:

- Kabelové vedení NN
- Připojková skříň
- Chránička kabelu NN

Základní údaje:

Prostory z hlediska úrazu el.proudem : nebezpečné
Střídavá síť nn: 3+PEN, stříd., 50Hz, 400/230V/TN-C
Střídavá síť vn: 3x stříd., 50Hz, 22kV/IT
Námrazová oblast: lehká - N1 dle PNE 33 3301
Větrová oblast: č.II do 25m/s dle PNE 33 3301
Ochrana před nebezpečným dotykem živých částí rozvodných el.zařízení do 1000V i nad 1000V:
polohou, dle PNE 33 0000-1 6V, čl.3.2.2.1
izolací, dle PNE 33 0000-1 6V, čl.3.2.2.4
Ochrana před nebezpečným dotykem neživých částí v prostorách nebezpečných:
na straně VN - zemněním, dle PNE 33 0000-1 6V, čl. 3.4.3.1
na straně NN - automatickým odpojením od vedení, dle PNE 33 0000-1 6V, čl. 3.3.3.2
- polohou, dle PNE 33 0000-1 6V, čl. 3.3.2.1
- izolací, dle PNE 33 0000-1 6V, čl. 3.3.2.3
Vnější vlivy působící na rozvodná zařízení distribuční a přenosové soustavy:
stanovuje PNE 330000-2, tabulka č.5 a č.6

Všechny podzemní sítě jsou zakresleny orientačně.
Před zahájením zemních prací je nutno zabezpečit jejich vytyčení.
Projektant není schopen garantovat, že v době realizace stavby budou poměry v provozované síti VN, NN stejné, jako v době zpracování projektové dokumentace. Správný sled fází a fázování nově budovaných/upravených rozvodů VN a NN zajišťuje realizační firma

VYPRACOVAL		ZOD. PROJEKTANT		 Kšírova 120 619 00 BRNO Č. ZAKÁZKY: 09-0124-06
Petr Kavan		František Babáček		
ZHOTOVITEL PD	EEIKA BRNO, s.r.o., KŠÍROVA 120, 619 00, BRNO			
KRAJ	JIHOMORAVSKÝ	OKRES	Brno - venkov	
KATASTR. ÚZEMÍ	Brno - Holásky			
MÍSTO STAVBY	Brno, Výmlatiště			
STAVEBNÍK	EG.D, a.s. LIDICKÁ 1873/36, 602 00 BRNO			
NÁZEV STAVBY	Brno, Výmlatiště, příp. NN, Škaroupka			
NÁZEV VÝKRESU	Celková situace stavby			Č. STAVBY: 1030092318
				DATUM: 9/2024
				FORMÁT: A3
				STUPEŇ PD: DUR
				MĚŘÍTKO: 1:250
				Č. VÝKRESU: D1