


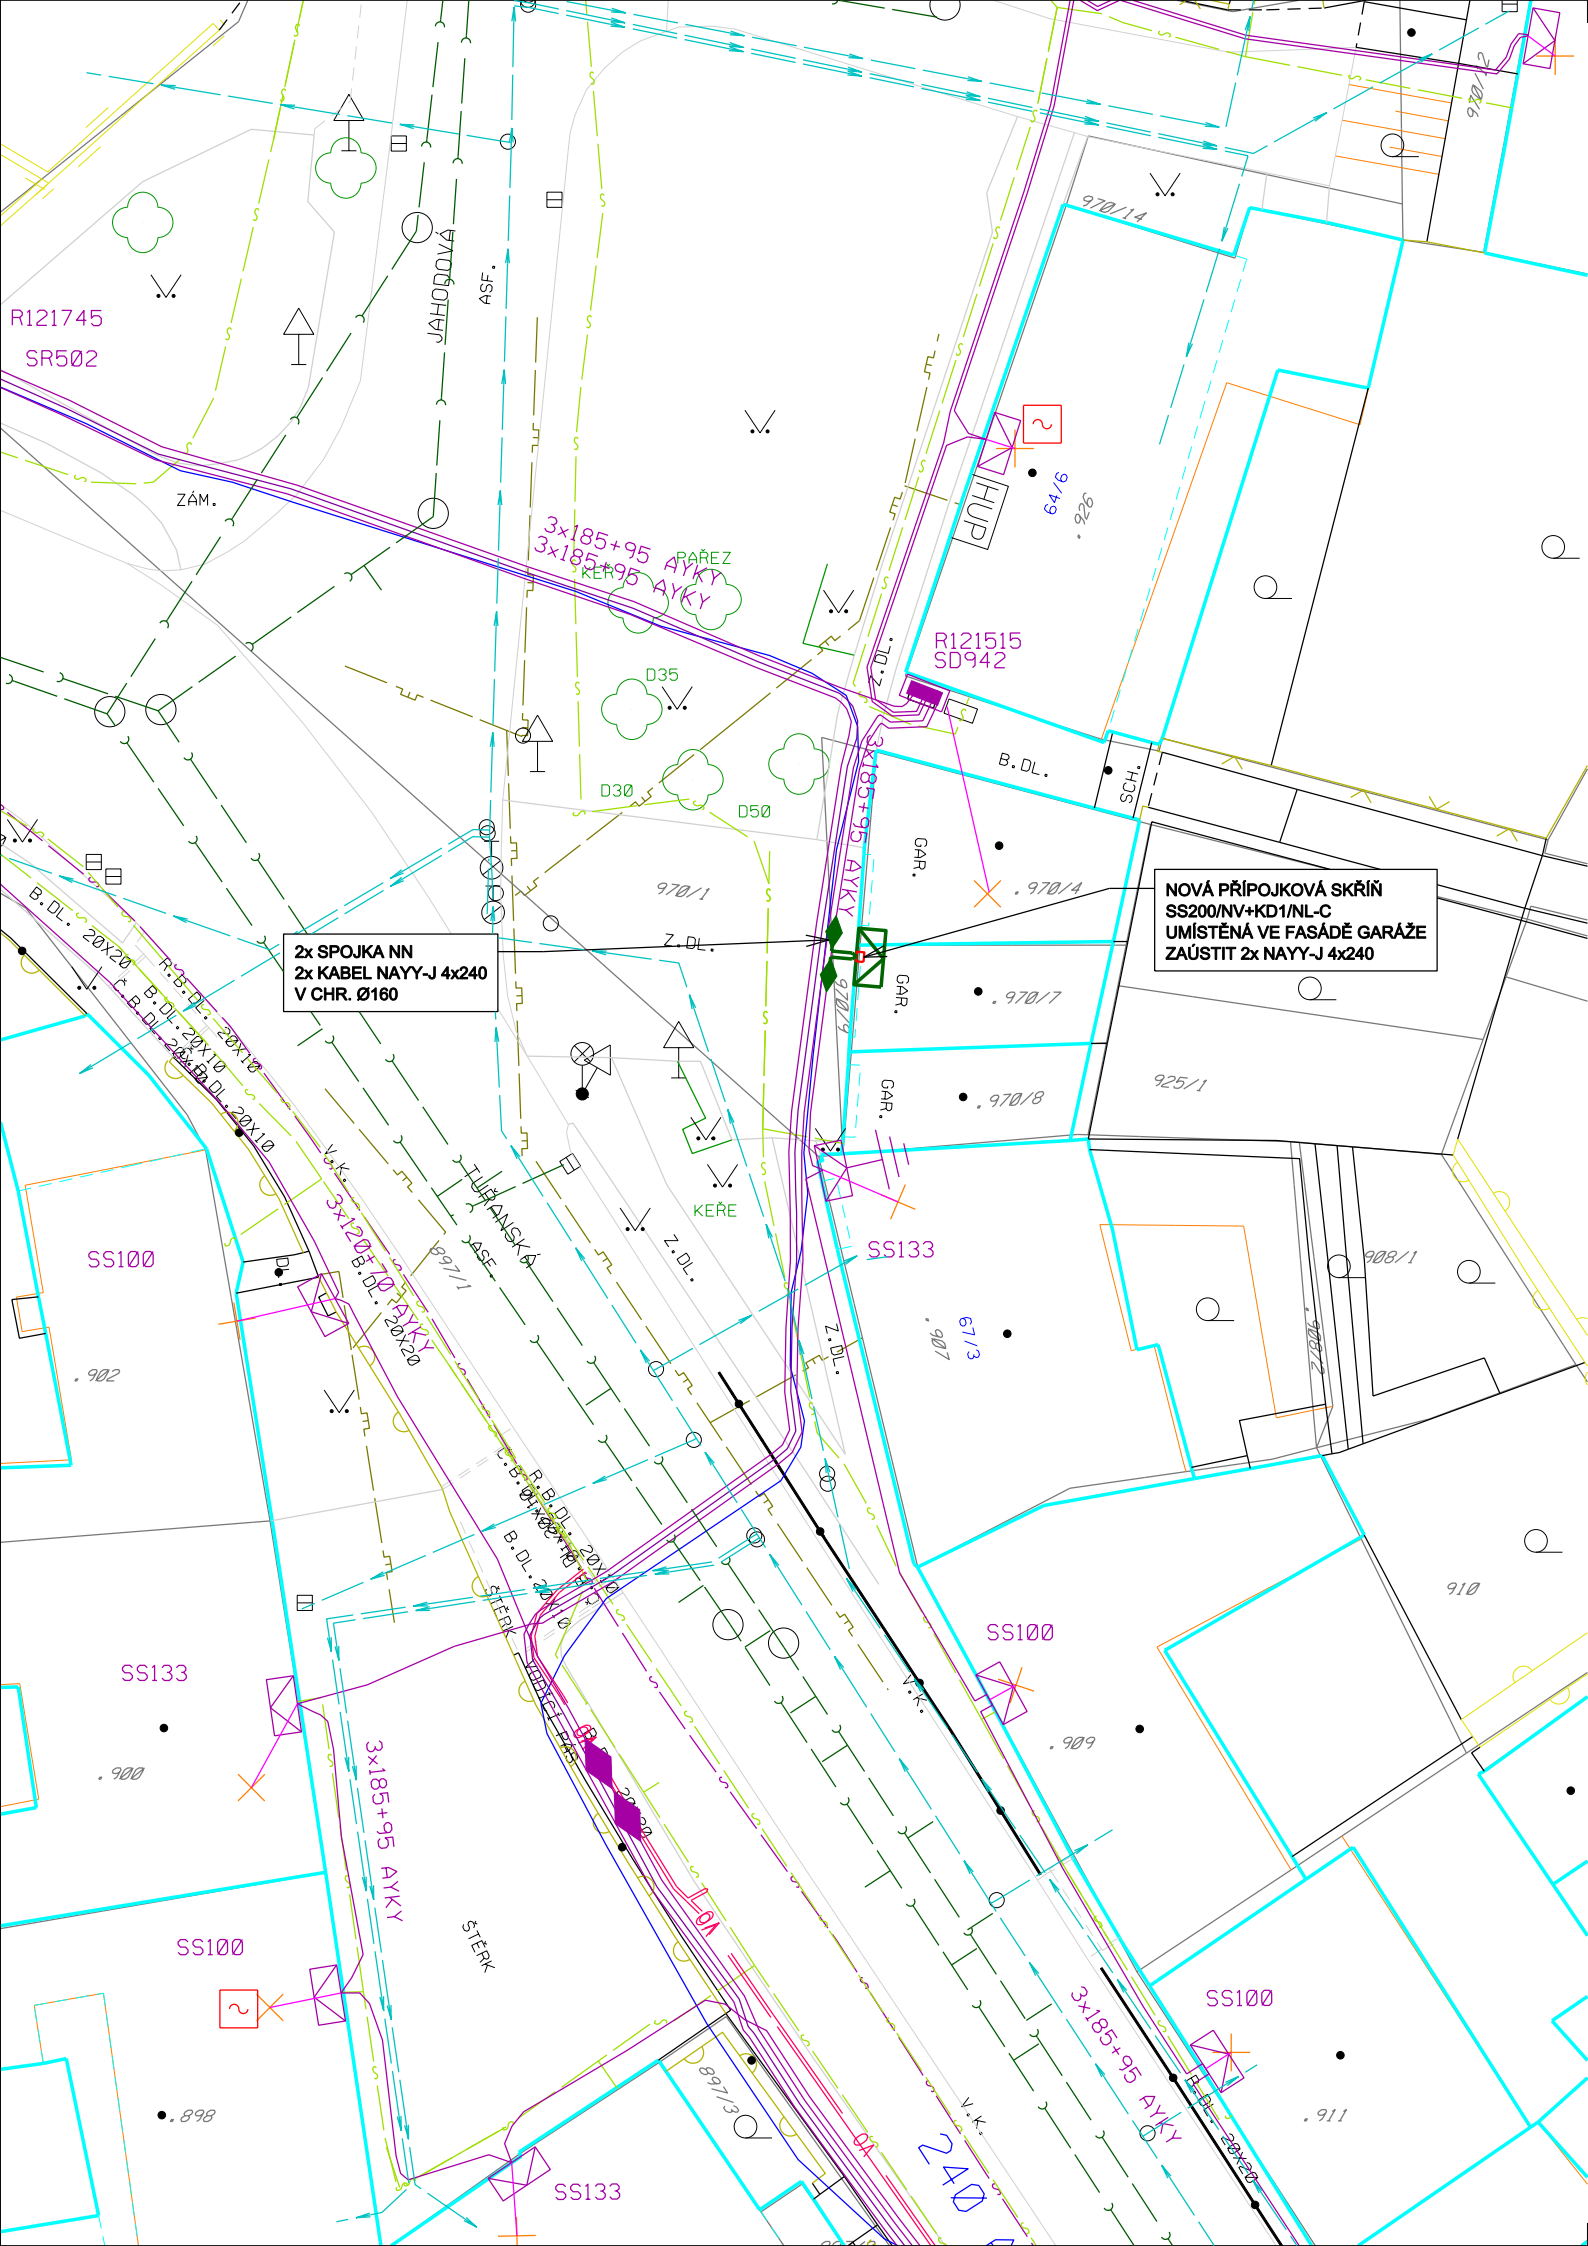

POZNÁMKA

NAPĚŤOVÁ SOUSTAVA NN: 3PEN AC, 50Hz, 400/230 V/TN-C
OCHRANA PŘED ÚRAZEM EL. PROUDEM V DS NN - DLE PNE 33 0000-1/6
- ZÁKLADNÍ OCHRANA - ŽIVÝCH ČÁSTÍ: POLOHOU, PŘEPÁŽKAMI NEBO KRYTY, IZOLACÍ
- DLE ČL. 3.2.2.1, 3.2.2.3, 3.2.2.4
- OCHRANA PŘI PORUŠE - NEŽIVÝCH ČÁSTÍ: IZOLACÍ, AUTOMATICKÝM ODPOJENÍM OD ZDROJE
- DLE ČL. 3.3.2.1, 3.3.2.5

PROJEKTOVANÉ SÍTĚ NN

-  PŘÍPOJKOVÁ SKŘIŘ
-  SKUTEČNÝ ROZMĚR SKŘIŘE
-  KABEL NN / V CHRÁNIČCE
-  KABELOVÁ SPOJKA

STÁVAJÍCÍ SÍTĚ VN

-  KABEL

STÁVAJÍCÍ SÍTĚ NN

-  KABEL
-  KABEL HDV (ORIENT. ZÁKRES)
-  NEPROVOZOVANÝ KABEL
-  KABELOVÁ SPOJKA
-  PŘÍPOJKOVÁ SKŘIŘ
-  ROZPOJOVACÍ SKŘIŘ
-  SDĚLOVACÍ VEDENÍ

STÁVAJÍCÍ INŽENÝRSKÉ SÍTĚ

-  VODOVOD, BVaK
-  KANALIZACE, BVaK
-  PLYNOVOD NTL, GASNET
-  CETIN, PODZEMNÍ
-  KABEL VO

KATASTR + POLOHOPIS

-  HRANICE PARCEL
-  VNITŘNÍ KRESBA PARCEL
-  STÁVAJÍCÍ OBJEKT
-  OPLOCENÍ
-  OPLOCENÍ
-  STROM / KEŘ

POPIS ZÁMĚRU

JEDNÁ SE O VÝSTAVBU ZEMNÍHO KABELOVÉHO VEDENÍ NN V PŮDORYSNÉ DÉLCE 5 M.
STÁVAJÍCÍ KABEL AYKY 3x185+95 SE VE VJEDU PŘED GARÁŽÍ NA PARC. Č. 970/9 A 970/1 ODKOPE A ROZŘÍZNE. NA OBA VOLNÉ KONCE BUDE NASPOJKOVÁN NOVÝ KABEL NAYY-J 4x240. DVOJICE NOVÝCH KABELŮ ZAUSTÍ DO NOVÉ PŘÍPOJKOVÉ SKŘIŘE SS200/NV+KD1/NL-C, KTERÁ BUDE UMÍSTĚNÁ VE FASÁDĚ GARÁŽE PARC. Č. 970/7.
POVRCHY DOTČENÉ STAVBOU BUDOU UVEDENY NA ZÁVĚR AKCE DO PŘEDCHOZÍHO STAVU NA NÁKLADY INVESTORA.
PŘI KRÍŽENÍ NEBO SOUBĚHU SE SÍTĚMI BUDE DODRŽENA ČSN 73 6005.

POZEMKY DOTČENÉ STAVBOU

970/7, 970/9, 970/1

UPOZORNĚNÍ

- INŽENÝRSKÉ SÍTĚ JSOU ZAKRESLENY ORIENTAČNĚ A BYLY ZÍSKÁNY OD MAJITELŮ (SPRÁVCŮ) SÍTÍ Z PRACoviSTĚ GIS
- VŠECHNY STÁVAJÍCÍ INŽENÝRSKÉ SÍTĚ MUSÍ BÝT PŘED ZAHÁJENÍM STAVBY VYTÝČENY, DLE USTANOVENÍ 4. VYHL. Č. 10/74 SB. O GEODETICKÝCH PRACÍCH VE VÝSTAVBĚ
- PŘI KRÍŽENÍ A SOUBĚHU S OSTATNÍMI INŽENÝRSKÝMI SÍTĚMI JE NUTNO SE ŘÍDIT ČSN 73 6005 PROSTOROVÉ USPOŘÁDÁNÍ SÍTÍ
- SCHÉMATICKÉ ZNAČKY JSOU KVŮLI PŘEHLEDNOSTI ZVĚTŠENY, NEODPOVÍDAJÍ MĚŘÍTKU

AUTORIZACE / ELEKTRONICKÉ AUTORIZAČNÍ RAZÍTKO

VYPRACOVAL	ING. DUNCAN SOCHA	ZOD. PROJEKTANT	ING. JAN ROŽNOVSKÝ	 ENORM, a.s. Medkova 866/6, Brno 627 00 tel.: 721 511 815 e-mail: info@sochadn.cz IČ: 255 49 871, DIČ: CZ25549871
ZHOTOVITEL PD	ENORM, A.S., MEDKOVA 866/6, 627 00 BRNO			
KRAJ	JIHOMORAVSKÝ	OKRES	BRNO-MĚSTO	
KATASTR. ÚZEMÍ	BRNĚNSKÉ IVANOVICE			
MÍSTO STAVBY	BRNO, UL. TUŘANSKÁ			
STAVEBNÍK	EG.D, s.r.o. LIDICKÁ 1873/36, 602 00 BRNO			
NÁZEV STAVBY	BRNO, TUŘANSKÁ, SMNN, EMMER			Č. STAVBY: 1030097508
NÁZEV VÝKRESU	SITUAČNÍ VÝKRES ROZŠÍŘENÍ DISTRIBUČNÍ SÍTĚ NN			DATUM: 06/2025
				FORMÁT: A3
				STUPEŇ PD: REALIZAČNÍ PD
		MĚŘÍTKO: 1:250	Č. VÝKRESU: 1.	

Úřad městské části Brno – Tuřany
• Odbor všeobecný
IDDS: f9ubyeK

VĚC: ŽÁDOST O VYJÁDŘENÍ K REALIZACI STAVBY

Ze dne: 18.06.2025
Značka: 14/25

Vyřizuje: Ing. Duncan Socha
Datová schránka: r43yqqq

Tel.: 721 571 815 e-mail: socha@enorm.cz
Korespondence: Kamenačky 3829/57, 636 00 Brno

!! Vyjádření prioritně posílat do datové schránky !!

Dobrý den,

žádám Vás o vyjádření k realizaci stavby pro stavbu vedenou pod názvem:

" Brno, Tuřanská, smNN, Emmer "

Investor:	EG.D, s.r.o., Lidická 1873/36, Černá Pole, 602 00 Brno, IČ: 21055050
Objekt:	Rozšíření distribuční sítě NN
Místo stavby:	Brno, ul. Tuřanská
Katastr. území:	Brněnské Ivanovice
Dotčené pozemky stavbou:	970/7, 970/9, 970/1
Dotčený stavební úřad:	MMB – Odbor stavebního řádu
Realizace:	Do 06.10.2026

▪ Popis záměru:

Jedná se o výstavbu zemního kabelového vedení NN v půdorysné délce 5 m.

Stávající kabel AYKY 3x185+95 se ve vjezdu před garáží na parc. č. 970/9 a 970/1 odkope a rozřízne. Na oba volné konce bude naspojkován nový kabel NAYY-J 4x240. Dvojice nových kabelů zaústí do nové přípojkové skříně SS200/NV+KD1/NL-C, která bude umístěná ve fasádě garáže parc. č. 970/7.

Povrchy dotčené stavbou budou uvedeny na závěr akce do předchozího stavu na náklady investora.

Při křížení nebo souběhu se sítěmi bude dodržena ČSN 73 6005.

▪ Legislativa

Provozovatelem přípojky / rozvodu bude EG.D, s.r.o.

Stavba bude realizována dle zákona č. 183/2006 Sb. (Stavební zákon) § 79 odst. (2) písmeno w) **Stavba nevyžaduje rozhodnutí o umístění stavby ani územní souhlas, protože se jedná o připojení k distribuční soustavě pomocí elektrické přípojky nebo smyčky, to vše v hladině nízkého napětí a v maximální délce do 25 m od vedení stávající distribuční soustavy zřizované provozovatelem distribuční soustavy, jehož distribuční soustava je připojena k přenosové soustavě a k jehož soustavě je připojeno více než 90 000 odběrných míst.**

Přílohy žádosti

- Situační výkres 1:250

Ing. Duncan Socha
Puchýřova 2321/9, 628 00 Brno
Mob.: +420 721 571 815
IČO: 09109943

