

Úřad městské části Brno – Tuřany
• Odbor všeobecný
IDDS: f9ubyeq

VĚC: ŽÁDOST O VYJÁDŘENÍ K REALIZACI STAVBY

Ze dne: 14.08.2025

Vyřizuje: Ing. Duncan Socha

Tel.: 721 571 815 **e-mail:** socha@enorm.cz

Značka: 10/25

Datová schránka: r43yqqq

Korespondence: Kamenačky 3829/57, 636 00 Brno

!! Vyjádření prioritně posílat do datové schránky !!

Dobrý den,

žádám Vás o vyjádření k realizaci stavby pro stavbu vedenou pod názvem:

" Brno, Prodloužená 4, příp.NN, Trieu "

Investor:	EG.D, s.r.o., Lidická 1873/36, Černá Pole, 602 00 Brno, IČ: 21055050
Objekt:	Rozšíření distribuční sítě NN
Místo stavby:	Brno, ul. Prodloužená
Katastr. území:	Holásky
Dotčené pozemky stavbou:	596, 602
Dotčený stavební úřad:	MMB – Odbor stavebního řádu
Realizace:	Do 20.04.2026

▪ Popis záměru:

Jedná se o výstavbu zemního kabelového vedení NN v půdorysné délce 12 m. Ze stávajícího venkovního vedení AlFe 4x70 mm na stávajícím podpěrném bodě č. 51 bude proveden svod kabelem NAYY-J 4x95 mm do nové rozpojovací skříně SV201/NS, která bude umístěná na PB č. 51. Z nové SV201/NS bude vyveden kabel NAYY-J 4x150 mm do země. Nový kabel NAYY-J 4x150 mm bude veden v zemi v chodníku / parkovišti a zaústí do přípojkové skříně SS100/NK, která bude umístěná vedle stávajícího elektroměru na parc. č. 602. Na venkovní vedení na PB č. 51 bude osazen omezovač přepětí a bude provedeno uzemnění páskem FeZn o délce 20 m. Nový kabel bude uložen v chrániče Ø 110 mm, krytí kabelu bude 1 m.

Stávající venkovní přípojka pro RD Prodloužená 301/4 bude demontována.

Při křížení nebo souběhu se sítěmi bude dodržena ČSN 73 6005.

▪ Legislativa

Provozovatelem přípojky / rozvodu bude EG.D, s.r.o.


Stavba bude realizována dle zákona č. 183/2006 Sb. (Stavební zákon) § 79 odst. (2) písmeno w) **Stavba nevyžaduje rozhodnutí o umístění stavby ani územní souhlas, protože se jedná o připojení k distribuční soustavě pomocí elektrické přípojky nebo smyčky, to vše v hladině nízkého napětí a v maximální délce do 25 m** od vedení stávající distribuční soustavy zřizované provozovatelem distribuční soustavy, jehož distribuční soustava je připojena k přenosové soustavě a k jehož soustavě je připojeno více než 90 000 odběrných míst.

Přílohy žádosti

- Situační výkres 1:250

Ing. Duncan Socha
Puchýřova 2321/9, 628 00 Brno
Mob.: +420 721 571 815
IČO: 09109943



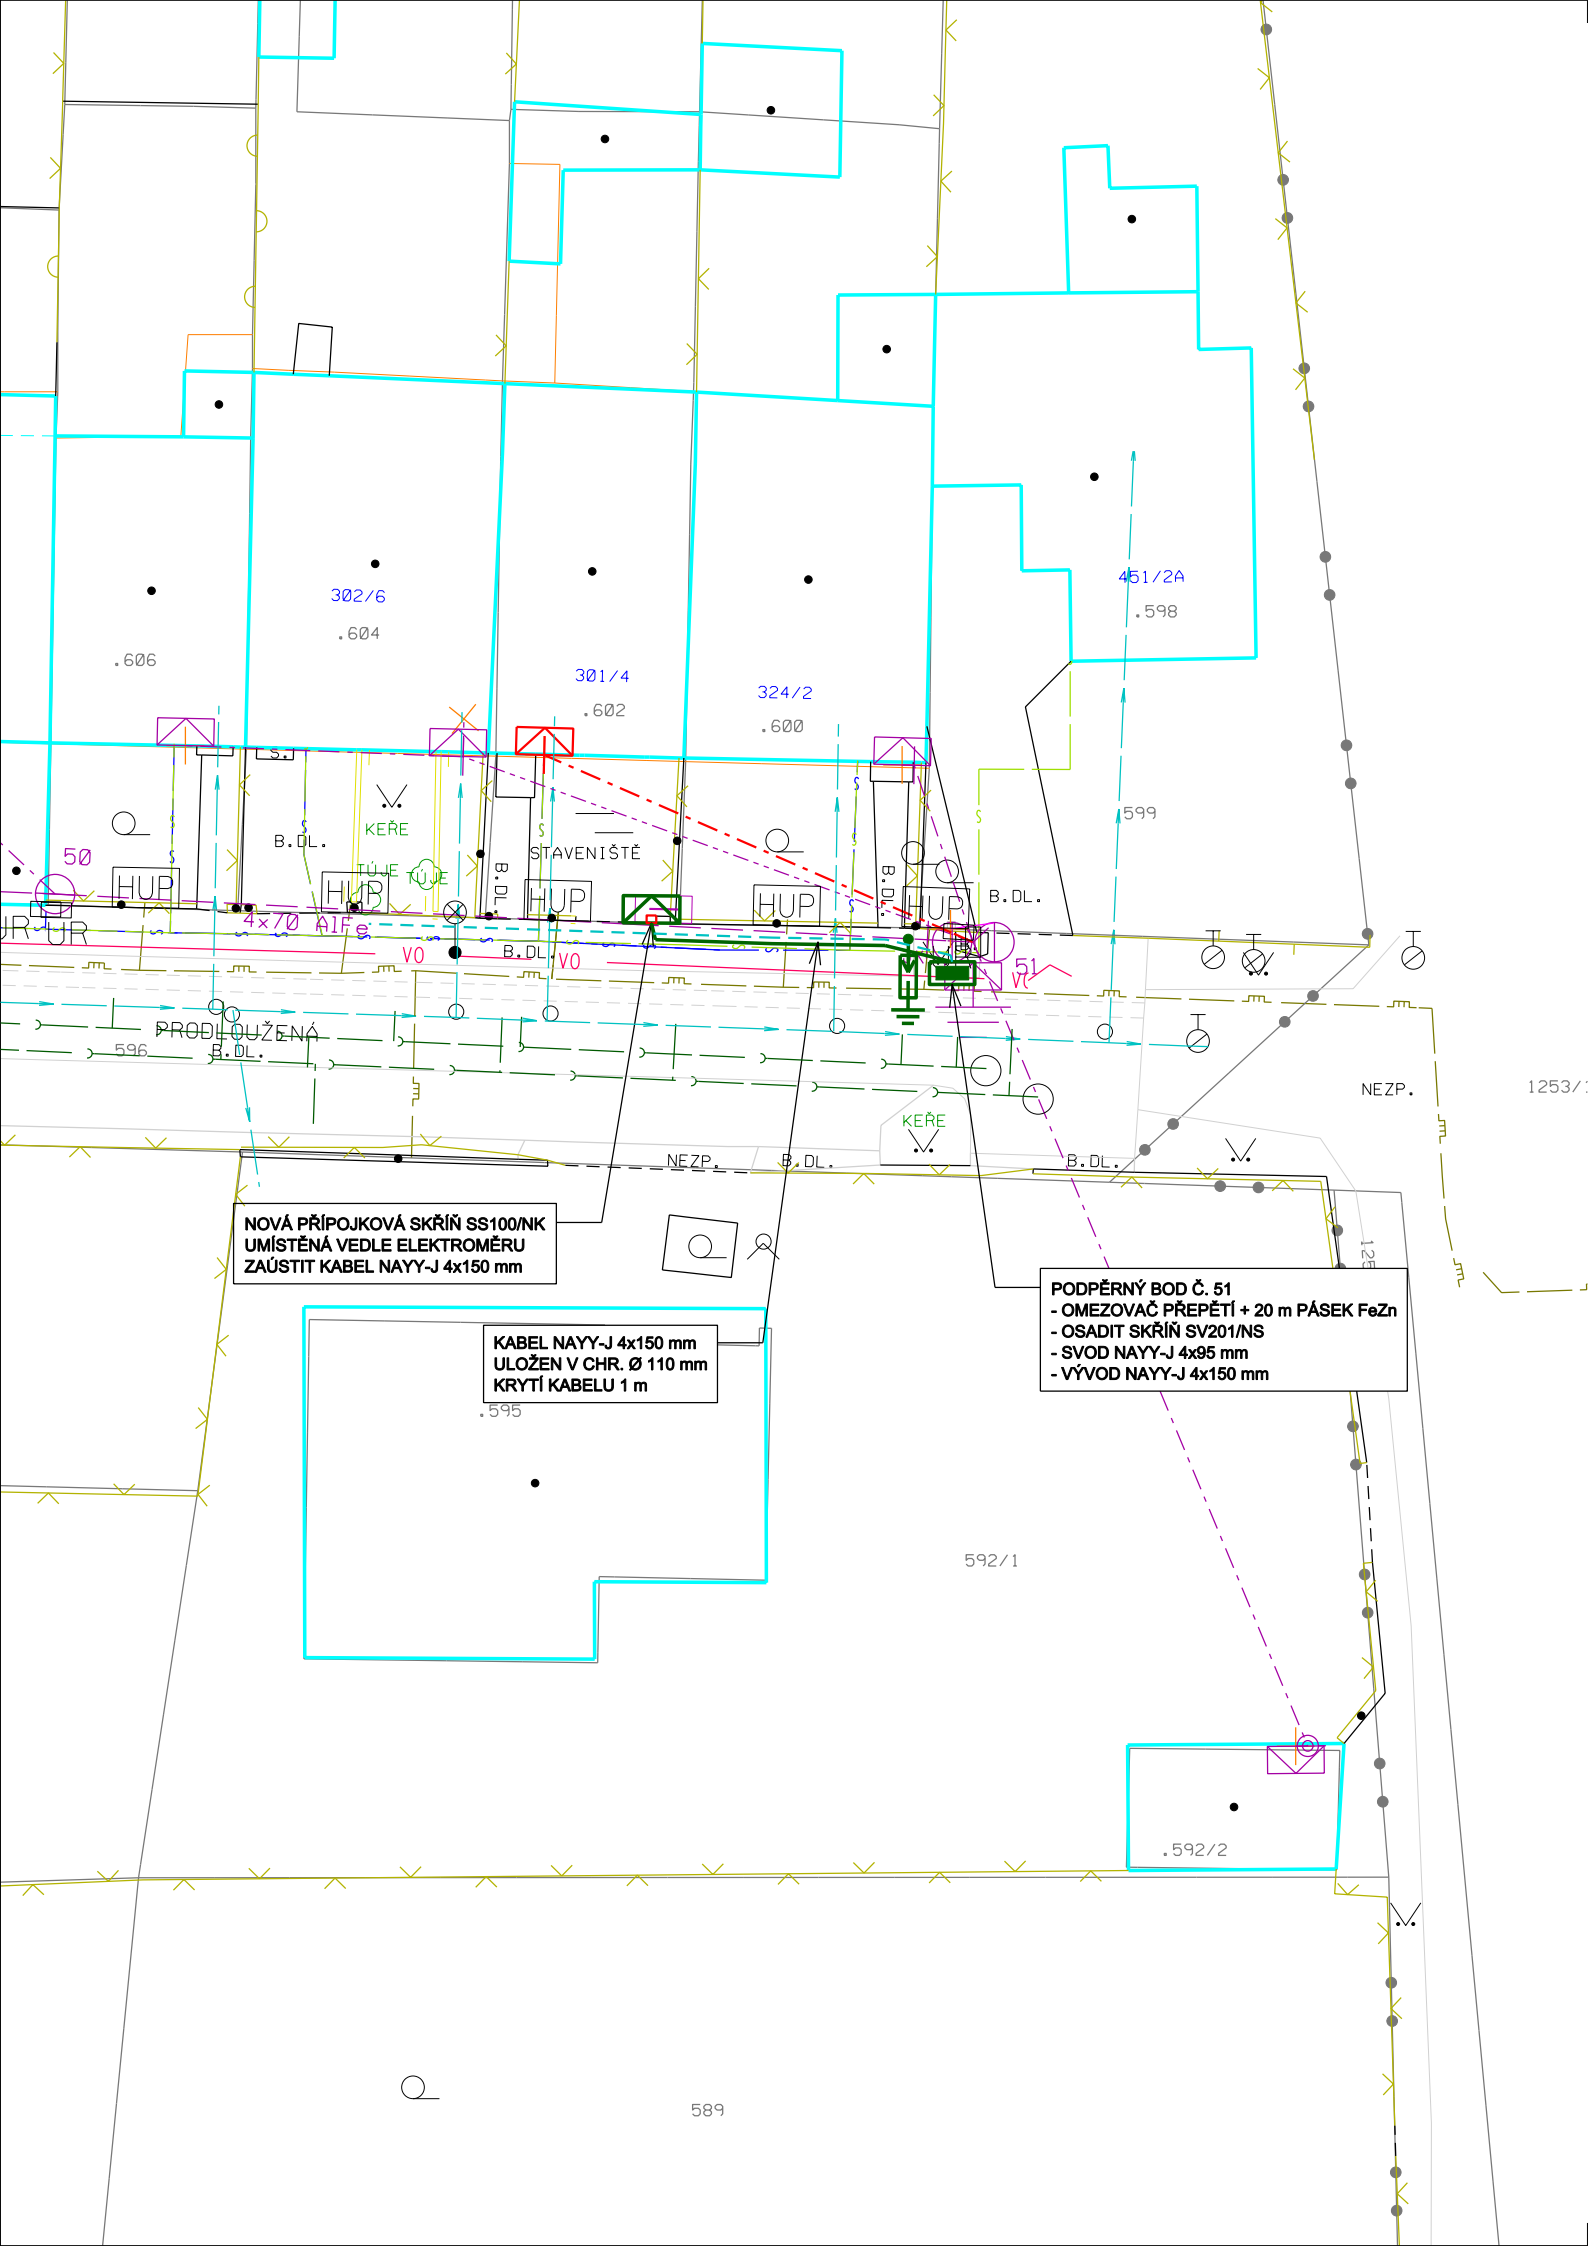

POZNÁMKA

NAPĚŤOVÁ SOUSTAVA NN: 3PEN AC, 50Hz, 400/230 V/TN-C
OCHRANA PŘED ÚRAZEM EL. PROUDEM V DS NN - DLE PNE 33 0000-1/6
- ZÁKLADNÍ OCHRANA - ŽIVÝCH ČÁSTÍ: POLOHOU, PŘEPÁŽKAMI NEBO KRYTY, IZOLACÍ
- DLE ČL. 3.2.2.1, 3.2.2.3, 3.2.2.4
- OCHRANA PŘI PORUŠE - NEŽIVÝCH ČÁSTÍ: IZOLACÍ, AUTOMATICKÝM ODPOJENÍM OD ZDROJE
- DLE ČL. 3.3.2.1, 3.3.2.5

PROJEKTOVANÉ SÍTĚ NN

- PŘÍPOJKOVÁ SKŘÍŇ
- ROZPOJOVACÍ SKŘÍŇ
- SKUTEČNÝ ROZMĚR SKŘÍNĚ
- KABEL NN / V CHRÁNIČCE
- SVODIČ PŘEPĚTÍ
- ZEMNÍ PÁSEK

DEMONTOVANÉ SÍTĚ NN

- PŘÍPOJKOVÁ SKŘÍŇ
- IZOLOVANÉ VEDENÍ

STÁVAJÍCÍ SÍTĚ NN

- PŘÍPOJKOVÁ SKŘÍŇ
- KABEL HDV (ORIENT. ZÁKRES)
- HOLÉ VEDENÍ
- IZOLOVANÉ VEDENÍ
- ZÁVĚSNÉ VEDENÍ
- PODPĚRNÝ BOD / STŘEŠNÍK
- PODPĚRNÝ BOD / BETONOVÝ, JEDNODUCHÝ
- PODPĚRNÝ BOD / BETONOVÝ, DVOJITÝ
- ELEKTROMĚROVÝ ROZVÁDEČ NENÍ V MAJETKU EG.D

POZEMKY DOTČENÉ STAVBOU

596, 602

UPOZORNĚNÍ

- INŽENÝRSKÉ SÍTĚ JSOU ZAKRESLENY ORIENTAČNĚ A BYLY ZÍSKÁNY OD MAJITELŮ (SPRÁVCŮ) SÍTÍ Z PRACOVNÍSTĚ GIS
- VŠECHNY STÁVAJÍCÍ INŽENÝRSKÉ SÍTĚ MUSÍ BÝT PŘED ZAHÁJENÍM STAVBY VYTÝČENY, DLE USTANOVENÍ 4. VYHL. Č. 10/74 SB. O GEODETICKÝCH PRACÍCH VE VÝSTAVBĚ
- PŘI KRÍŽENÍ A SOUBĚHU S OSTATNÍMI INŽENÝRSKÝMI SÍTĚMI JE NUTNO SE ŘÍDIT ČSN 73 6005 PROSTOROVÉ USPOŘÁDÁNÍ SÍTÍ
- SCHÉMATICKÉ ZNAČKY JSOU KVŮLI PŘEHLEDNOSTI ZVĚTŠENY, NEODPOVÍDAJÍ MĚŘÍTKU

AUTORIZACE / ELEKTRONICKÉ AUTORIZAČNÍ RAZÍTKO

ENORM, a.s.
Medkova 866/6, Brno 627 00
tel.: 721 511 815
e-mail: info@enorm.cz
IČ: 255 49 871 DIČ: CZ25549871
Č. ZAKÁZKY: 10/2025

VYPRACOVAL	ING. DUNCAN SOCHA	ZOD. PROJEKTANT	ING. JAN ROŽNOVSKÝ	 ENORM, a.s. Medkova 866/6, Brno 627 00 tel.: 721 571 815 e-mail: socha@enorm.cz (0,255 49 871) (00:02:255+9871)
ZHOTOVITEL PD	ENORM, A.S., MEDKOVA 866/6, 627 00 BRNO			
Č. ZAKÁZKY: 10/2025				

KRAJ	JIHOMORAVSKÝ	OKRES	BRNO-MĚSTO		
KATASTR. ÚZEMÍ	HOLÁSKY				
MÍSTO STAVBY	BRNO, UL. PRODLOUŽENÁ				
STAVEBNÍK	EG.D, s.r.o. LIDICKÁ 1873/36, 602 00 BRNO				
NÁZEV STAVBY	BRNO, PRODLOUŽENÁ 4, PŘÍP.NN, TRIEU			Č. STAVBY: 1030095926	
NÁZEV VÝKRESU	SITUAČNÍ VÝKRES ROZŠÍŘENÍ DISTRIBUČNÍ SÍTĚ NN			DATUM: 08/2025	
				FORMÁT: A3	
				STUPEŇ PD: REALIZAČNÍ PD	
				MĚŘÍTKO: 1:250	Č. VÝKRESU: 1.