



KOORDINAČNÍ SITUAČNÍ VÝKRES - MĚŘITKO 1:1000

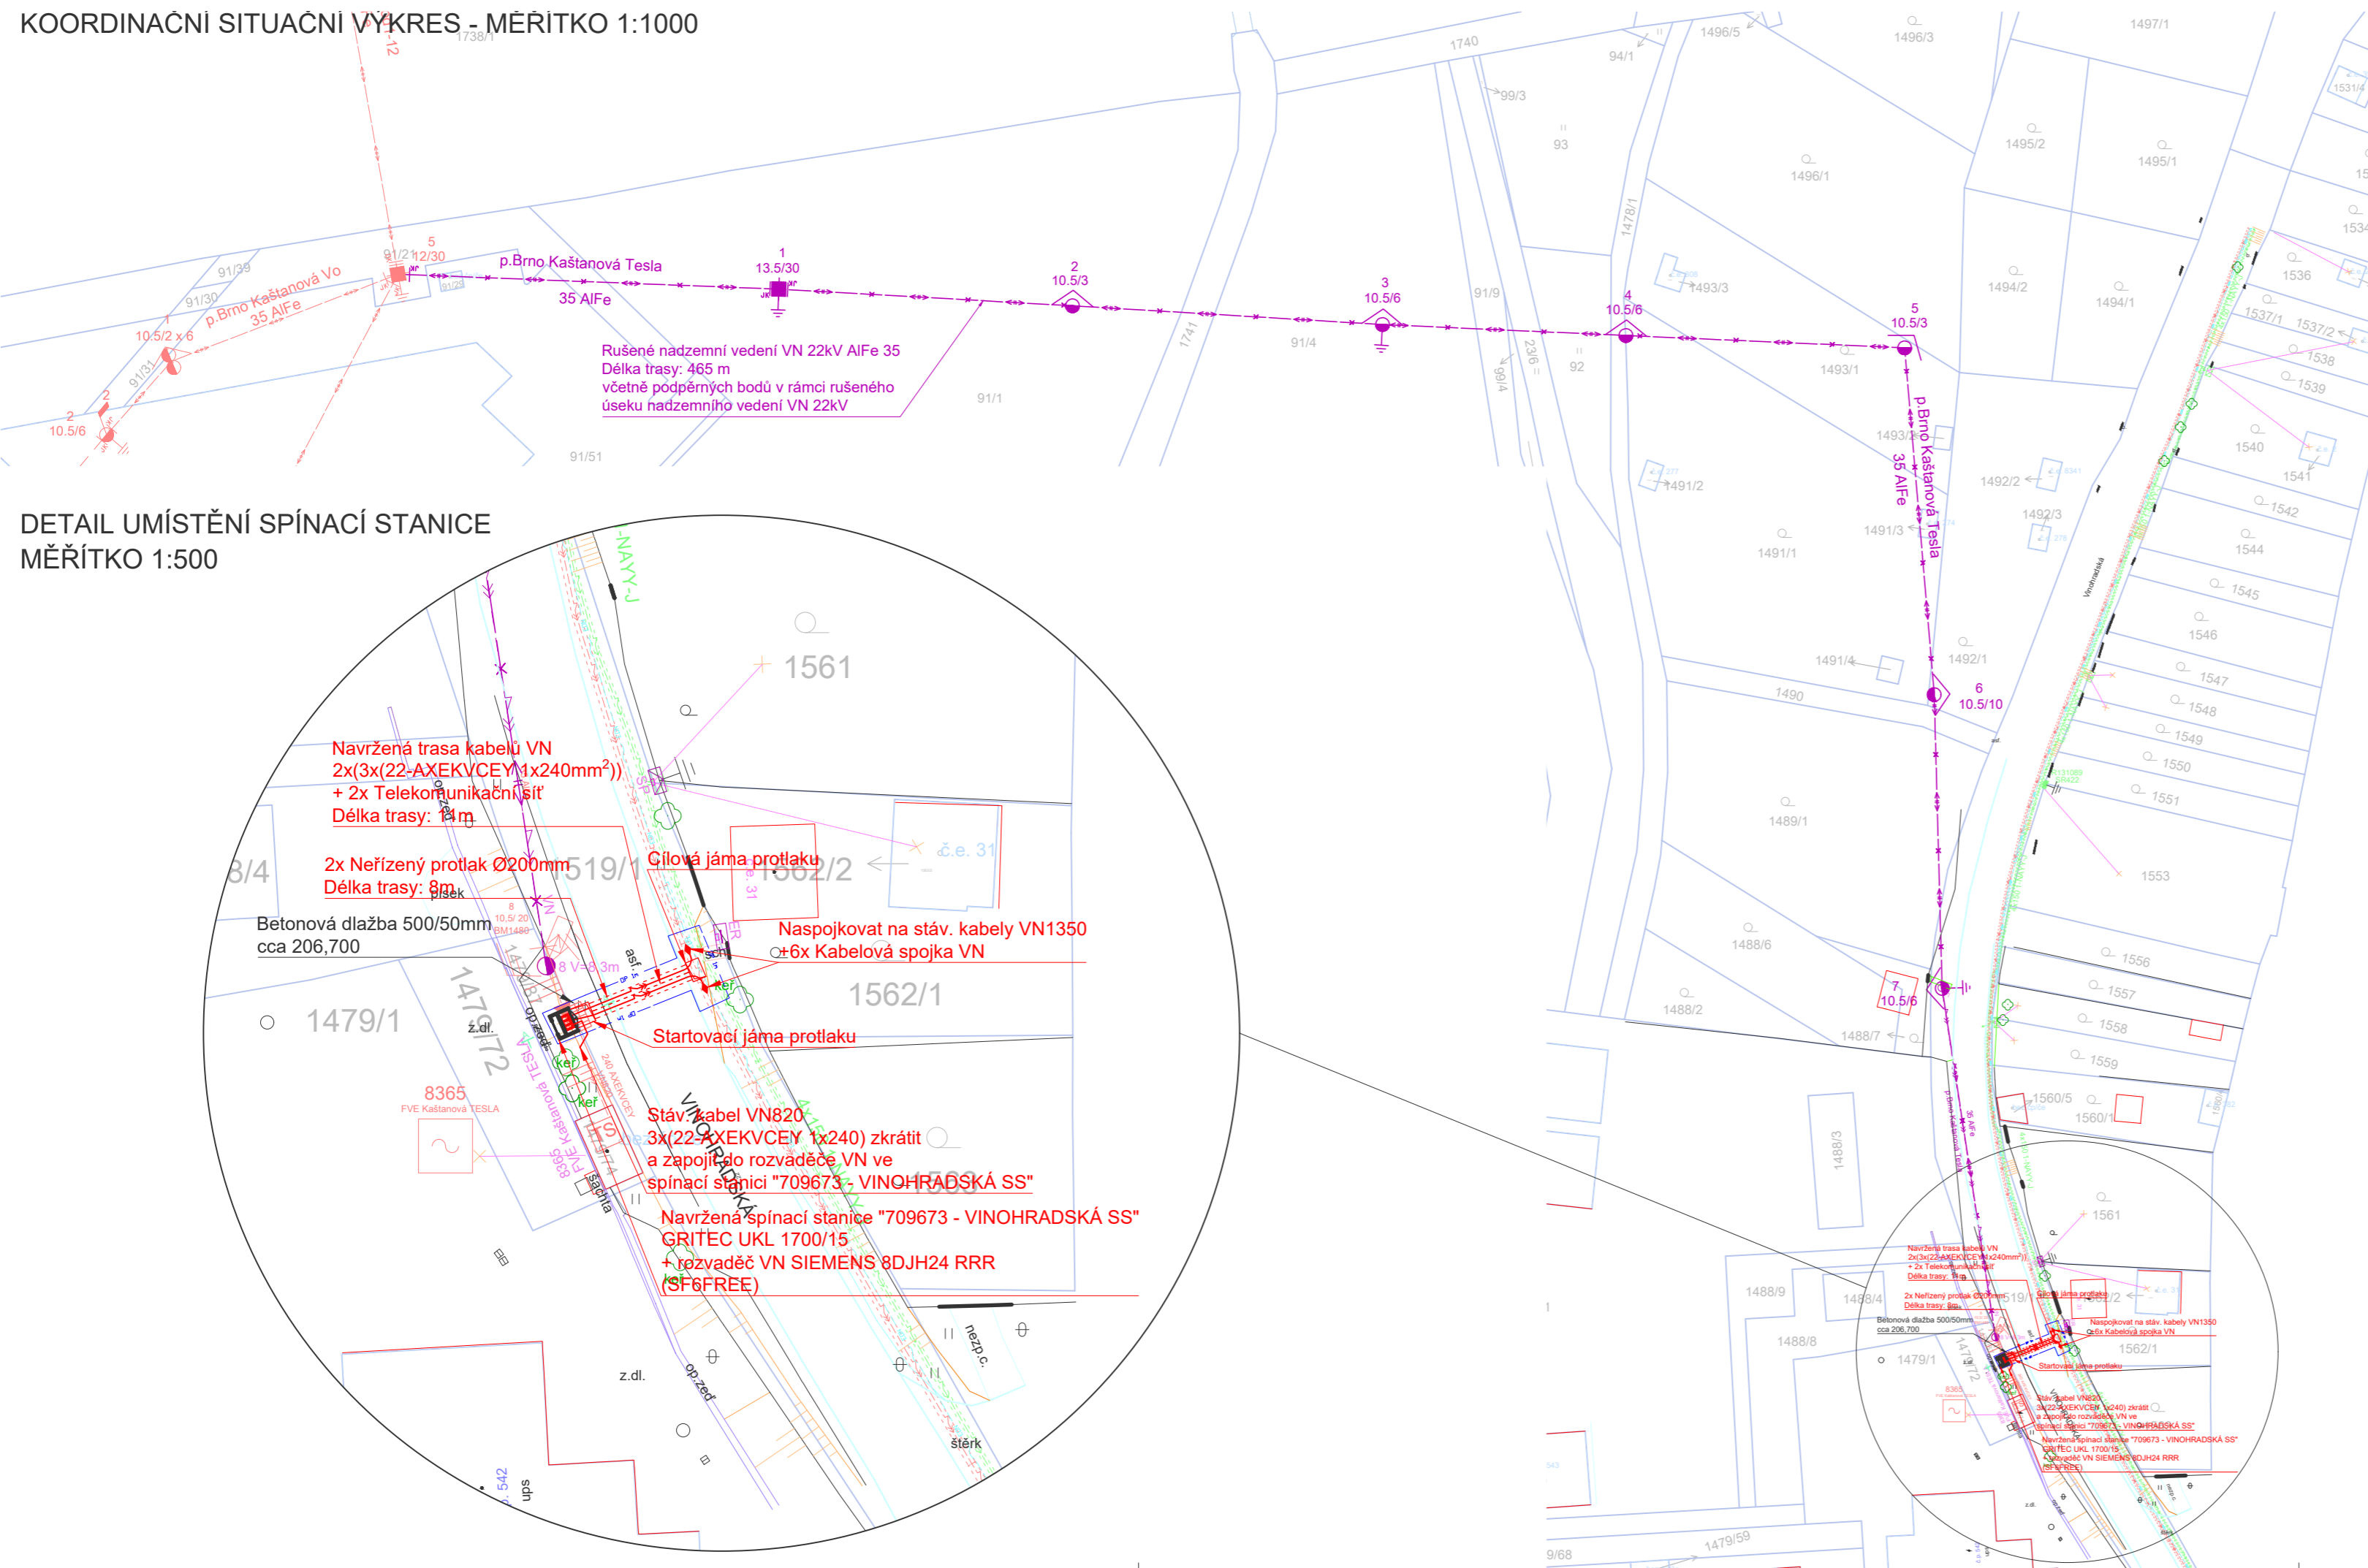

DETAIL UMÍSTĚNÍ SPÍNACÍ STANICE
MĚŘITKO 1:500

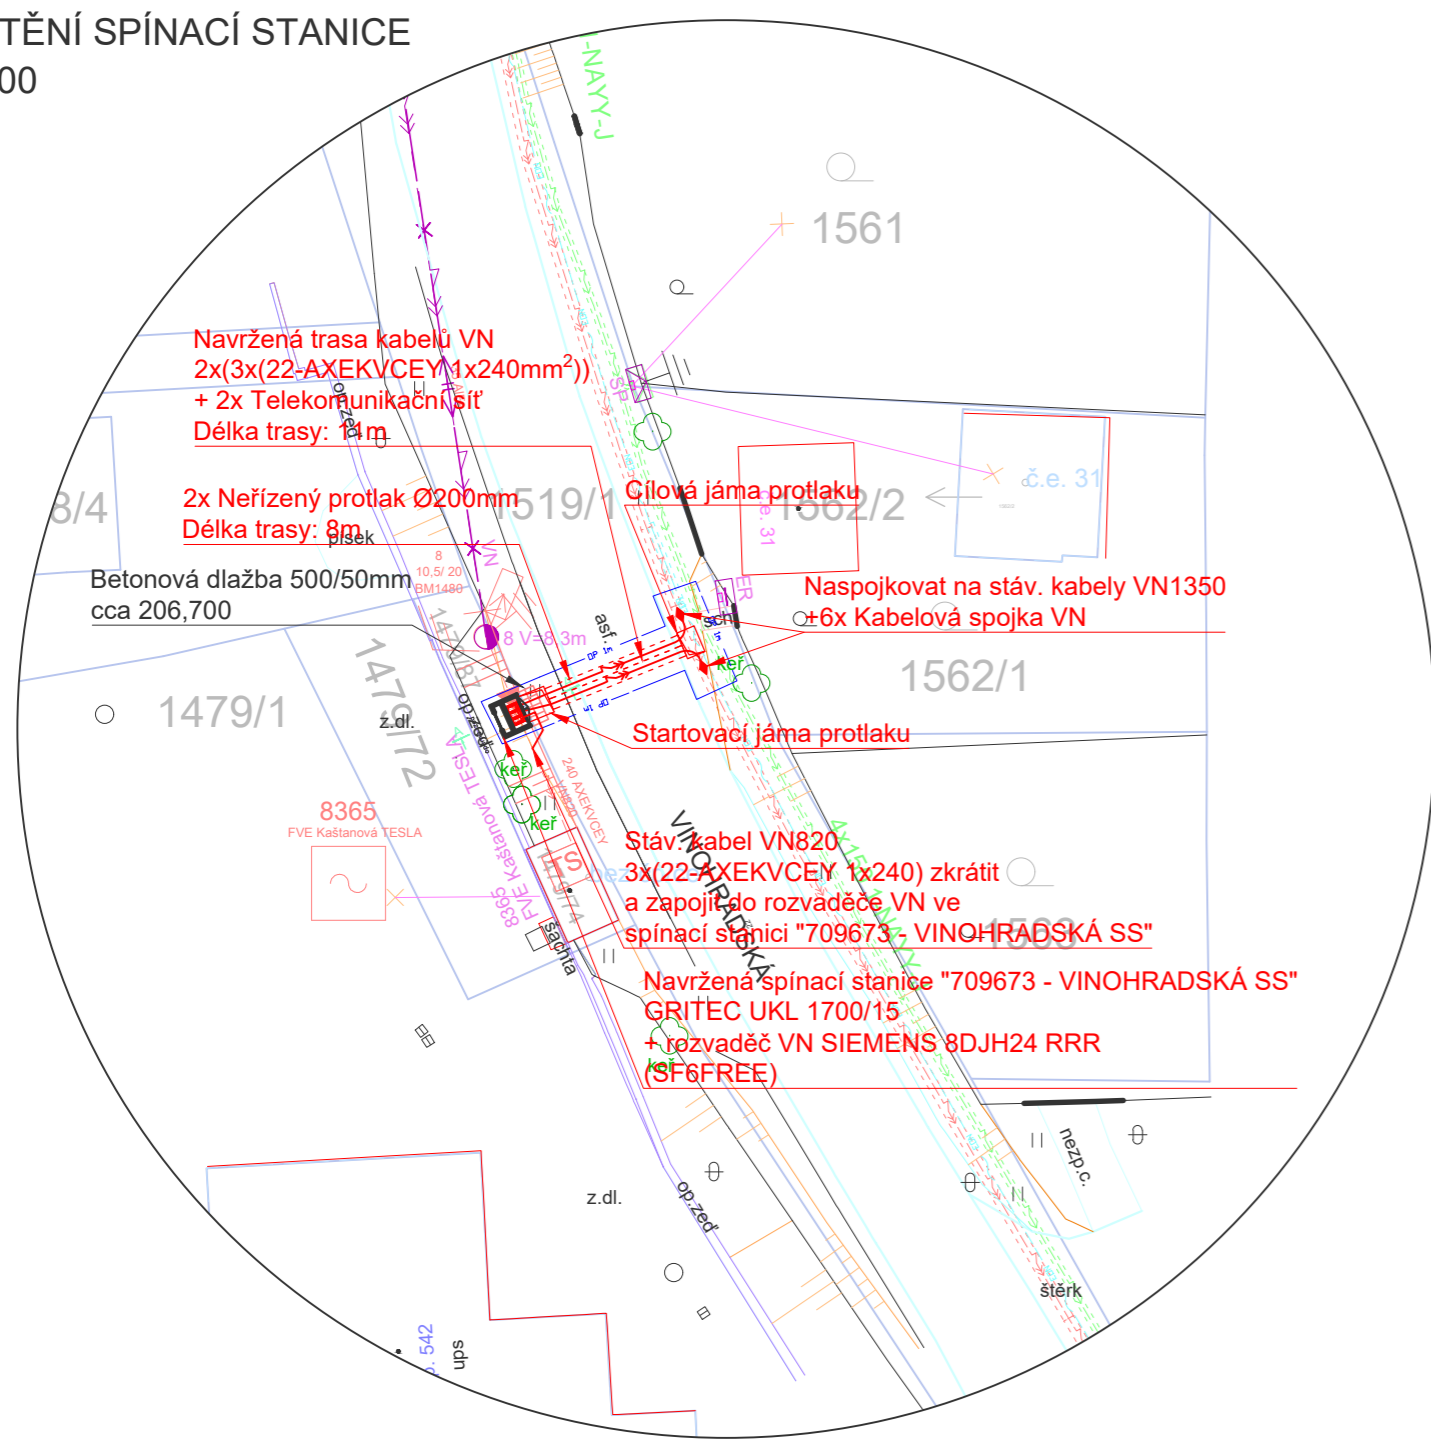

LEGENDA:

Navržené sítě:


- NAVRŽENÁ TRASA KABELU VN - EG.D
- NAVRŽENÁ KABELOVÁ SPOJKA VN - EG.D
- NAVRŽENÝ ROZVADĚČ VN - EG.D
- NAVRŽENÝ PROTLAK/CHRÁNIČKA - EG.D

Demontované sítě:

- DEMONTOVANÉ NADZEMNÍ VEDENÍ VN - EG.D
- DEMONTOVANÉ PODPĚRNÉ BETONOVÉ BODY VN - EG.D
- DEMONTOVANÉ PŘIHRADOVÉ STOŽÁRY VN - EG.D

Stávající sítě:

- STÁVAJÍCÍ KABELY NN - EG.D
- STÁVAJÍCÍ PODZEMNÍ KABELY VN - EG.D
- VODOVOD - VaK Hodonín
- KANALIZACE - VaK Hodonín
- STÁVAJÍCÍ PLYNOVÉ POTRUBÍ (STL) - GasNet
- STÁVAJÍCÍ PLYNOVÉ POTRUBÍ (VTL) - GasNet
- OCHRANNÉ PÁSMO VTL - GasNet
- STÁVAJÍCÍ KABELY - CETIN (ZAMĚŘENÉ)
- STÁVAJÍCÍ KABELY - CETIN (NEPROVOZOVANÉ)
- STÁVAJÍCÍ KABELY - VODAFONE
- STÁVAJÍCÍ KABELY - VODAFONE
- STÁVAJÍCÍ KABELY - T-MOBILE
- STÁVAJÍCÍ KABELY VO - TSB
- TEPLOVOD - TEPLÁRNY BRNO
- STÁVAJÍCÍ NADZEMNÍ VEDENÍ - CETIN
- STÁVAJÍCÍ KABELY VO - TSB
- OCHRANNÉ PÁSMO KABELŮ VN 1 M
- VNITŘNÍ KRESBA
- HRANICE PARCEL
- HRANICE OBJEKTŮ

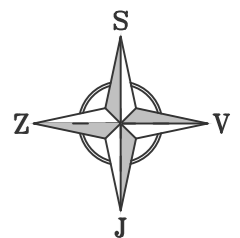


**Pozn.: Zákres inženýrských sítí je pouze orientační a neslouží k jejich vytyčení.
Před zahájením stavebních prací je nutné jejich vytyčení!**

Rozvodná soustava VN:3 AC 50Hz, 22kV, IT
ochrana před přímým dotykem: izolací, kryty a přepážkami, polohou, zbranou
ochrana v případě dotyku osob s neživými částmi: uzemněním (dle PNE 33 0000-1 a PNE 33 0000-4)
doplňková ochrana: proudové chrániče, doplňující ochranné pospojování
Vnější vlivy: dle protokolu vnějších vlivů dle PNE 33 0000-2

AUTORIZACE / ELEKTRONICKÉ AUTORIZAČNÍ RAZÍTKO	
Č. ZÁMĚRU:	
Č. JEDNACÍ:	

D			
C			
B			
A			
INDEX REVIZE	POPIS REVIZE	DATUM	JMÉNO
VYPRACOVAL	BC. PATRIK BEJČEK	ZOD. PROJEKTANT	Bc. Patrik Bejček
	ING. TOMÁŠ BLAŽEK		
ZHOTOVITEL PD	PUTTNER, S.R.O., ŠUMAVSKÁ 416/15, 602 00 BRNO		Č. ZAKÁZKY:025-000145
KRAJ	JIHOMORAVSKÝ	OKRES	BRNO-MĚSTO
KATASTR. ÚZEMÍ	Brněnské Ivanovice [612227]		
MÍSTO STAVBY	BRNO, UL. VINOHRADSKÁ		
STAVEBNÍK	EG.D, s.r.o.	LIDICKÁ 1873/36, 602 00 BRNO	
NÁZEV STAVBY	Brno, Vinohradská, přep. TS 8365 Kašt. Tesla		Č. STAVBY: 1040008328
			DATUM: 01-2026
			FORMÁT: 3xA4
			STUPEŇ PD: DpPZ
NÁZEV VÝKRESU	KOORDINAČNÍ SITUAČNÍ VÝKRES		MĚŘITKO: 1:1000 1:500
			Č. VÝKRESU: C.3



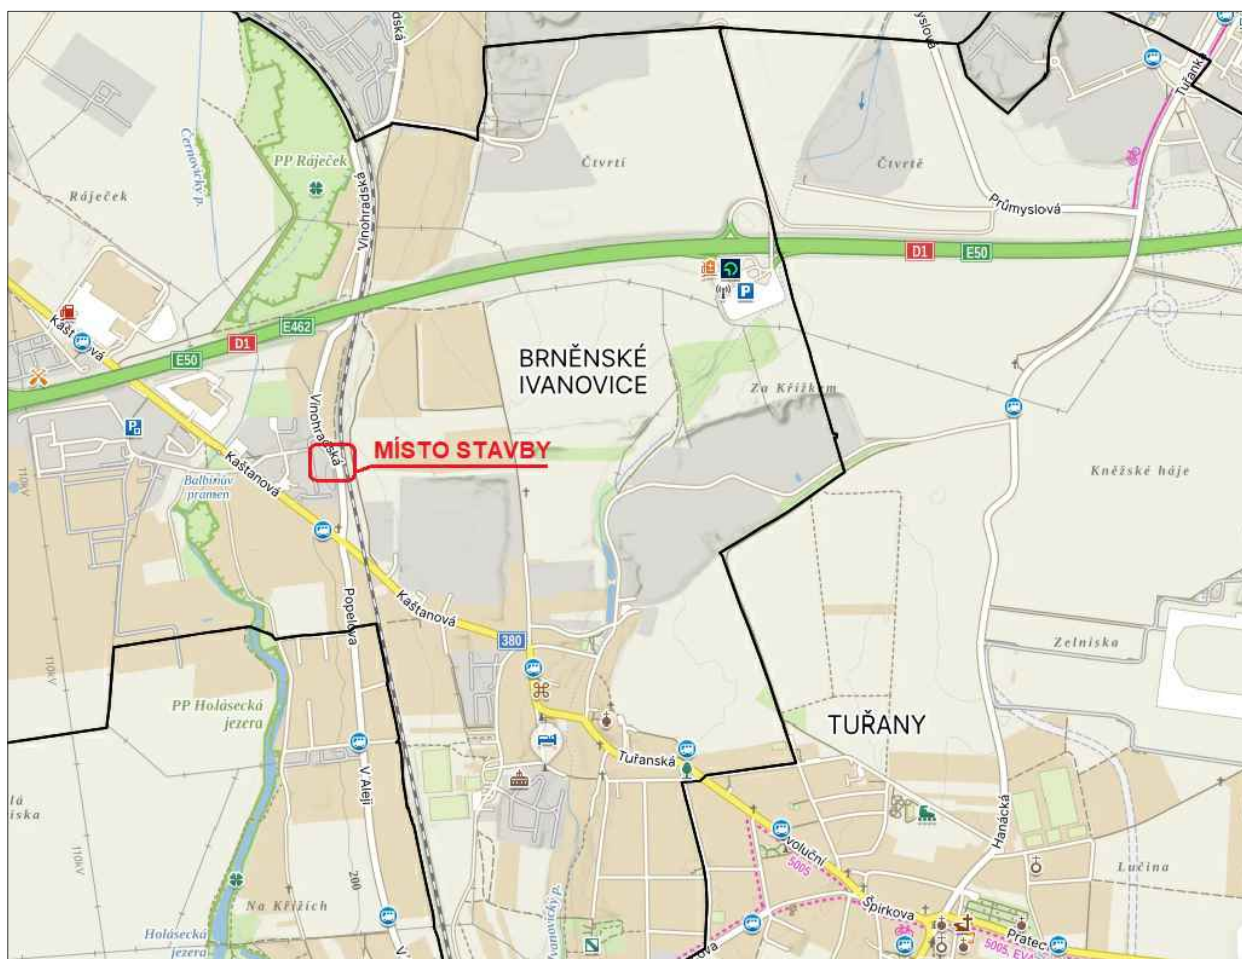



AUTORIZACE / ELEKTRONICKÉ AUTORIZAČNÍ RAZÍTKO

Č. ZÁMĚRU:

Č. JEDNACÍ:

D				
C				
B				
A				
INDEX REVIZE	POPIS REVIZE		DATUM	JMÉNO
VYPRACOVAL	BC. PATRIK BEJČEK	ZOD. PROJEKTANT	Bc. Patrik Bejček	  Puttner, s.r.o. ŠUMAVSKÁ 416/15, 602 00 BRNO tel. 541 210 038, fax. 541 212 207 e-mail: info@puttner.cz
	ING. TOMÁŠ BLAŽEK			
ZHOTOVITEL PD	PUTTNER, S .R. O., ŠUMAVSKÁ 416/15, 602 00 BRNO			Č. ZAKÁZKY:025-000145
KRAJ	JIHOMORAVSKÝ	OKRES	BRNO-MĚSTO	
KATASTR. ÚZEMÍ	Brněnské Ivanovice [612227]			
MÍSTO STAVBY	BRNO, UL. VINOHRADSKÁ			
STAVEBNÍK	EG.D, s.r.o.	LIDICKÁ 1873/36, 602 00 BRNO		Č. STAVBY: 1040008328
NÁZEV STAVBY	Brno, Vinohradská, přep. TS 8365 Kašt. Tesla			DATUM: 01-2026
				FORMÁT: 1 xA4
				STUPEŇ PD: DpPZ
NÁZEV VÝKRESU	SITUACE ŠIRŠÍCH VZTAHŮ			MĚŘÍTKO: 1:500
				Č. VÝKRESU: C.1