



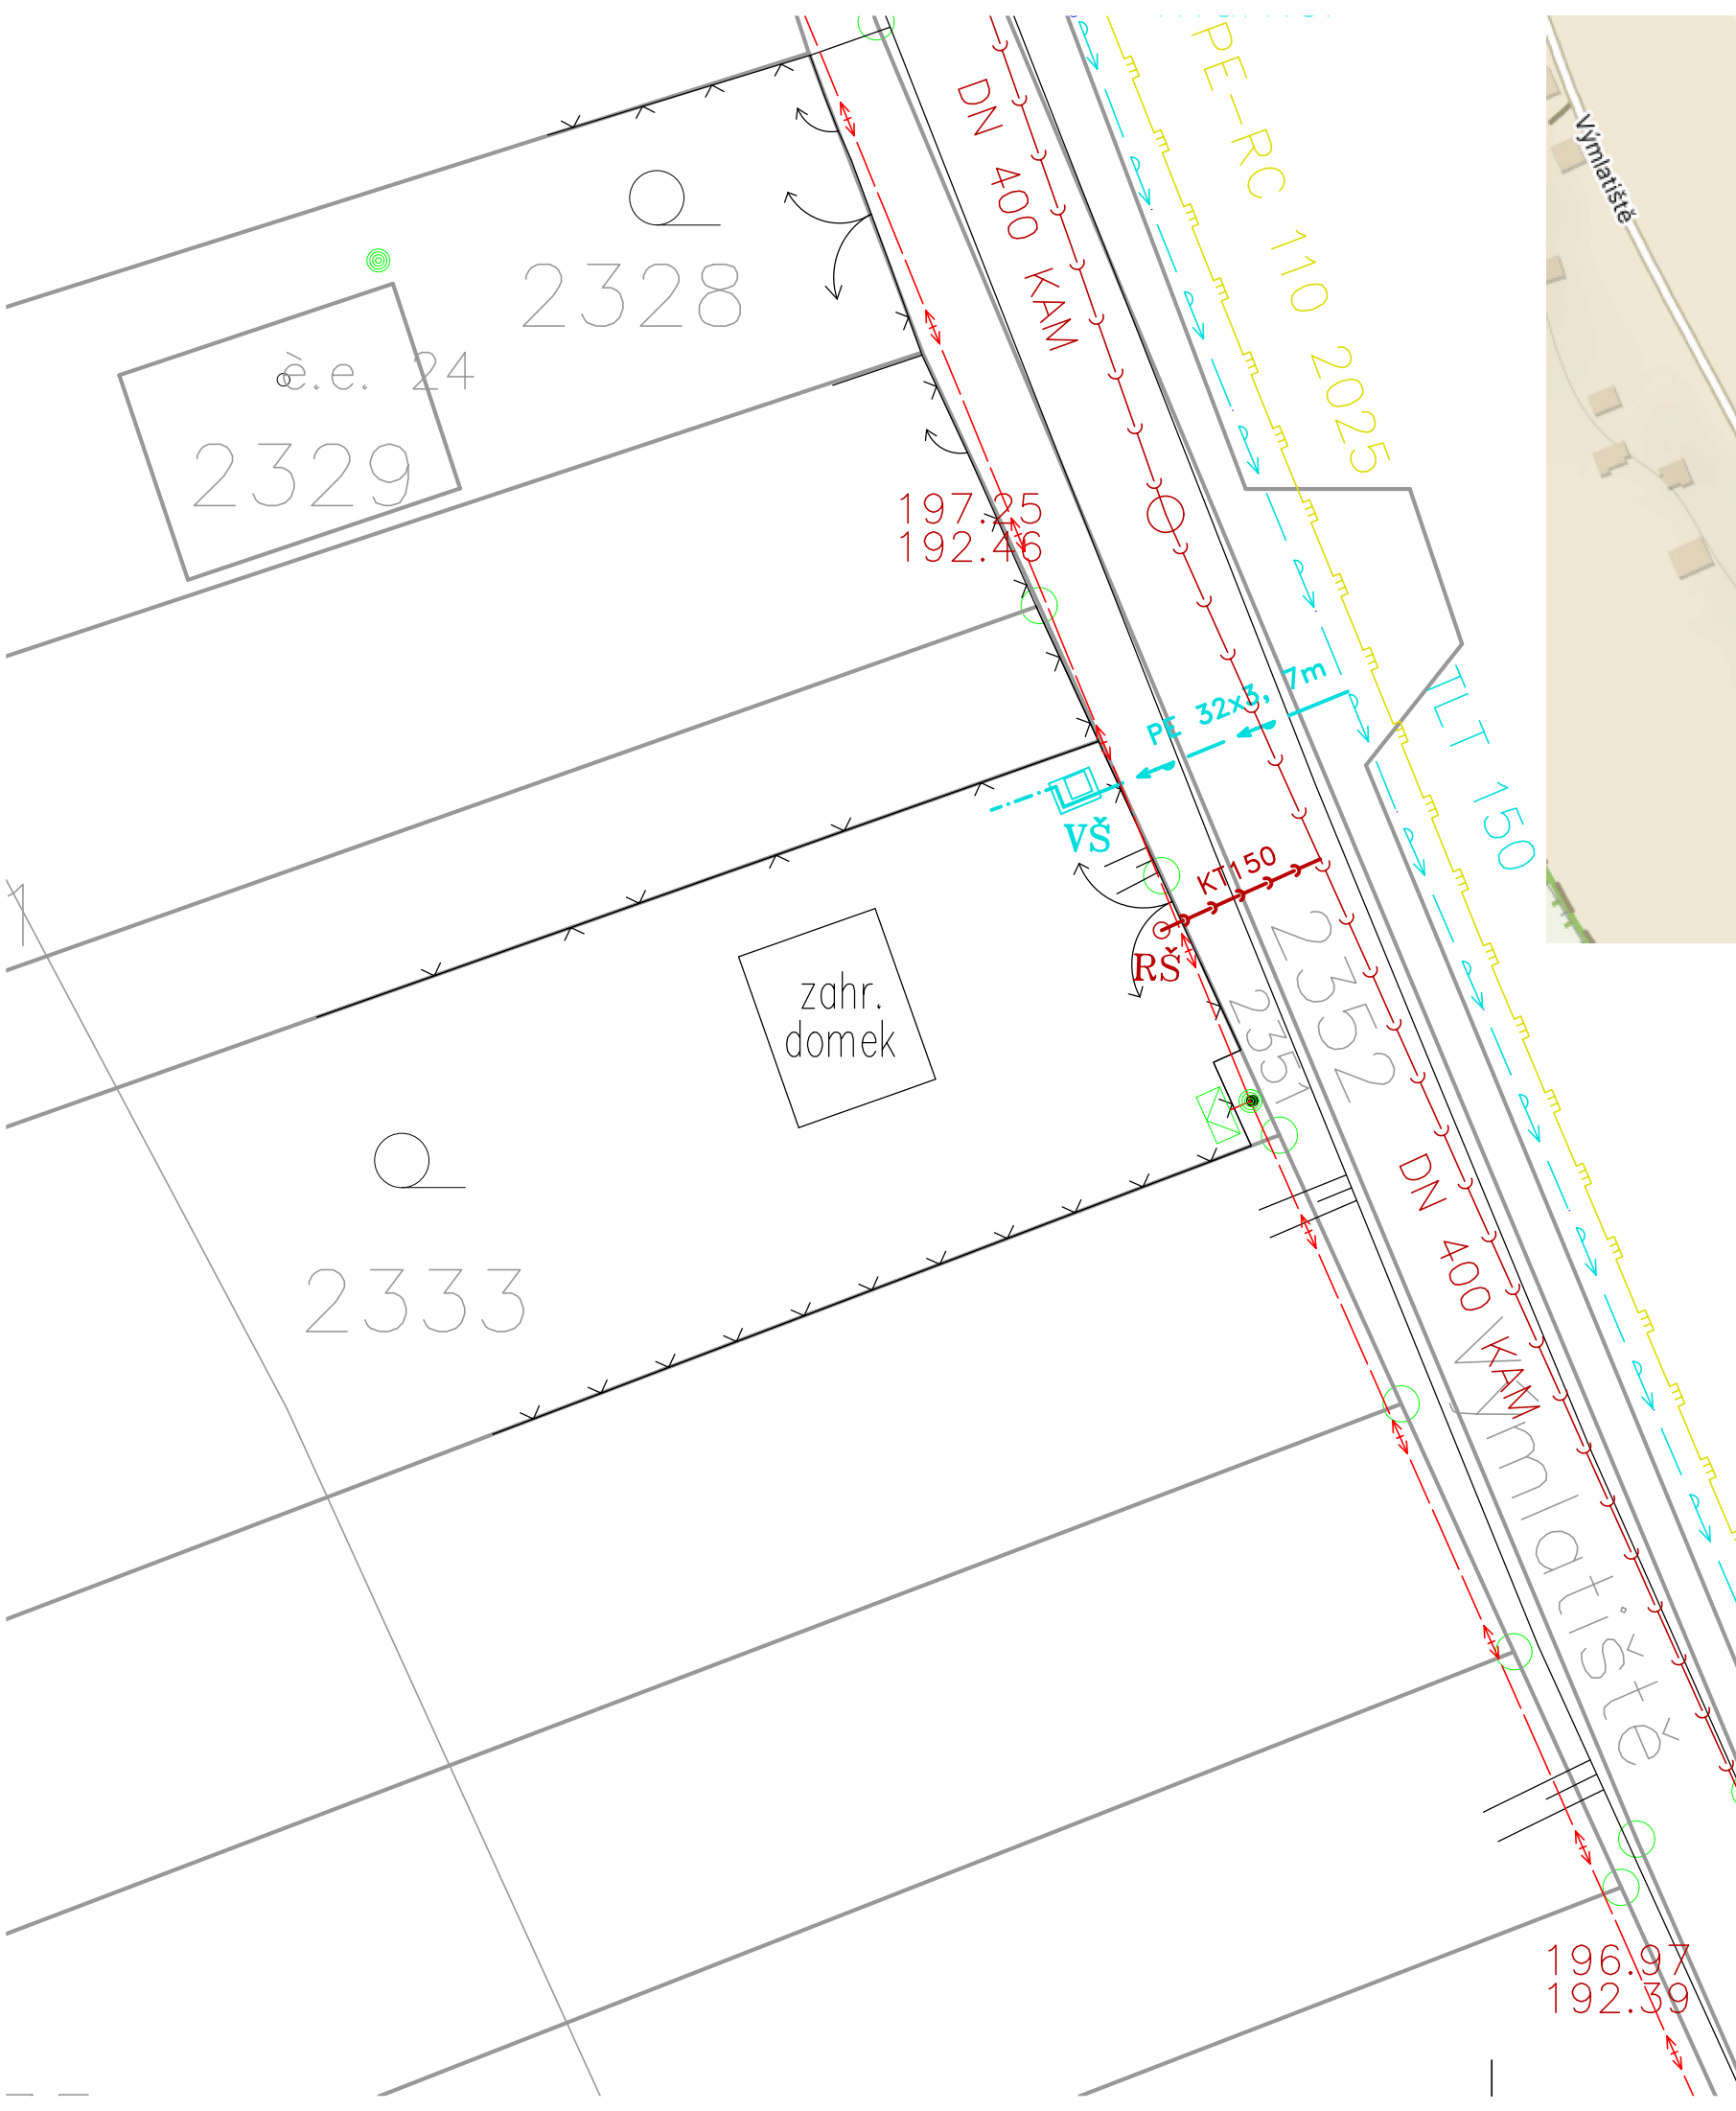

- LEGENDA:**
- NAVRŽENÉ:**
- SPLAŠKOVÁ PŘÍPOJKA
 - NAVRŽENÉ – JINÁ PD:
 - VODOVODNÍ PŘÍPOJKA
- STÁVAJÍCÍ:**
- VODOVOD
 - SPLAŠKOVÁ KANALIZACE
 - PLYNOVOD STL
 - NADZEMNÍ NN

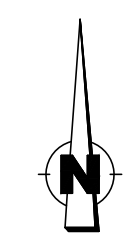


Podepsal Ing.. Jaroslav Babák
DN: cn=Ing.. Jaroslav Babák,
o=Ing.Jaroslav Babák, ou=1,
email=jara.babak@atlas.cz
Datum: 2026.07.15 18:36:28 +02'00'

ZODP. PROJEKTANT ING. J. BABÁK	HIP .	VYPRACOVAL ING. J. BABÁK	ZAK. ČÍSLO .	Ing. Jaroslav BABÁK 608 800 788, jara.babak@atlas.cz	
MÍSTO STAVBY: BRNO – HOLÁSKY			OKRES: BRNO – MĚSTO		
INVESTOR: PAVEL PLEVA				projekce, inženýring vodohospodářských staveb	
AKCE: SPLAŠKOVÁ PŘÍPOJKA HOLÁSKY, P.Č. 2333				STUPEŇ: ZÁMĚR	ČÍSLO PARÉ:
				DATUM: 07/2026	
OBJEKT:					
PŘÍLOHA: SITUACE STAVBY				MĚŘÍTKO: 1:200	Č. PŘÍLOHY: 2.

CESTA	ZEL. PÁS	ZAHRADA P.Č. 2333
pč2352	pč2351	

1:100/100

SPLAŠKOVÁ
PŘÍPOJKA

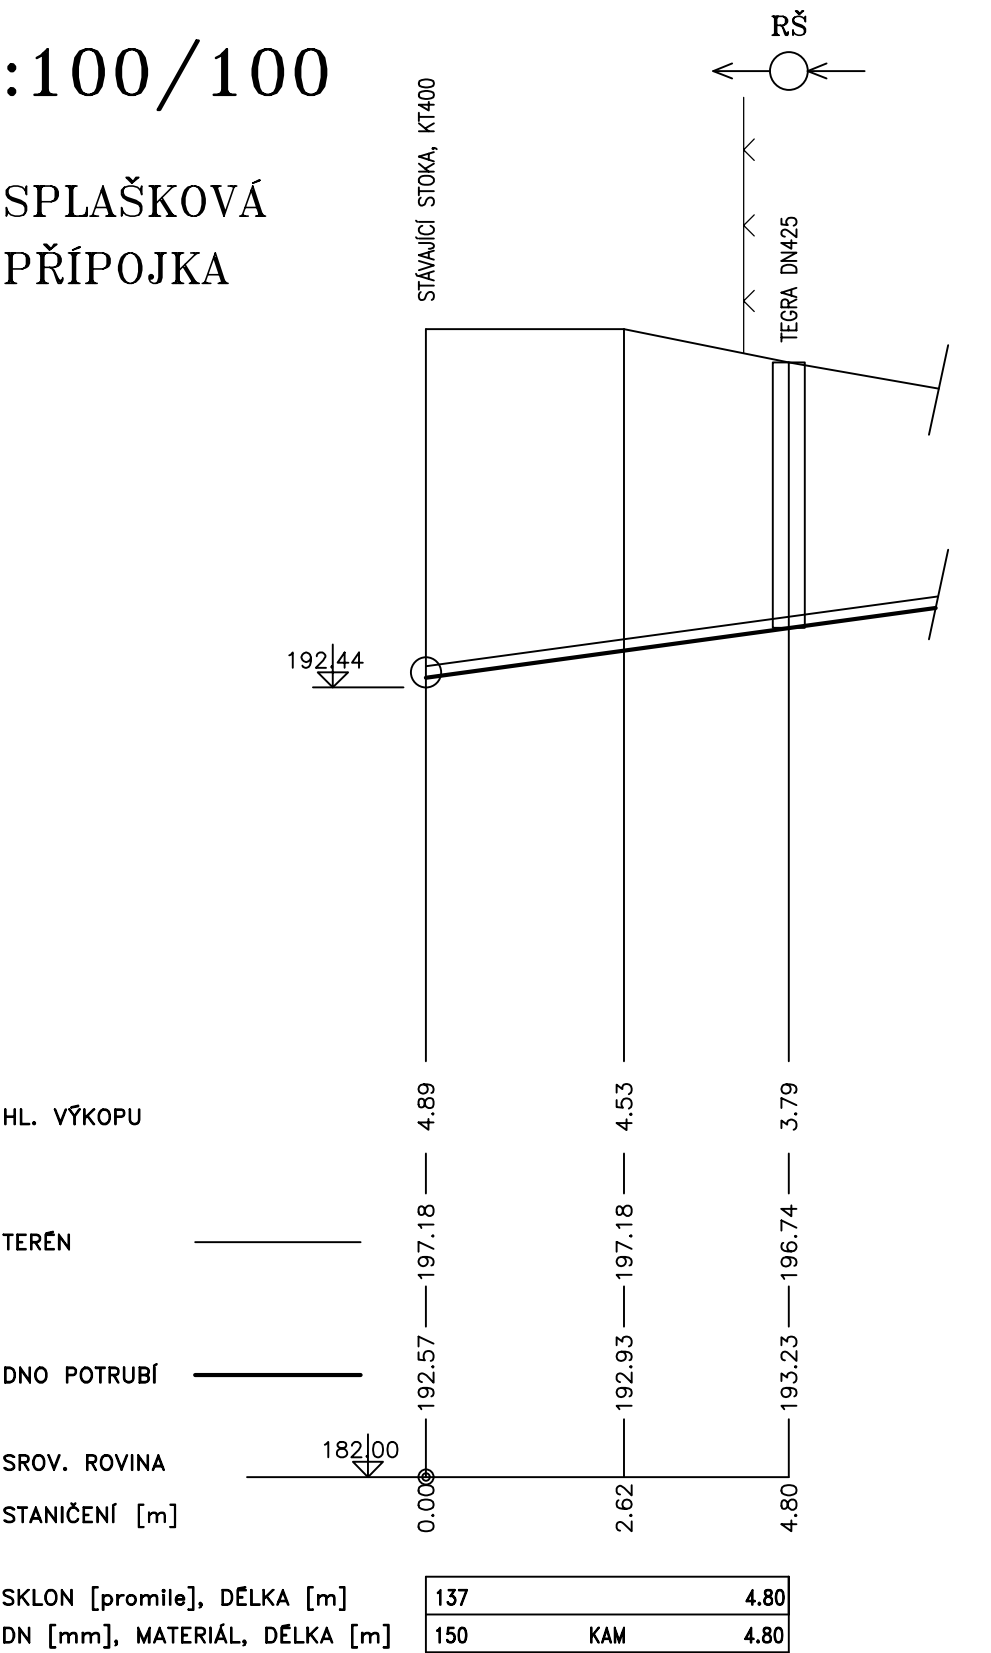

ZODP. PROJEKTANT ING. J. BABÁK	HIP .	VYPRACOVAL ING. J. BABÁK	ZAK. ČÍSLO .	Ing. Jaroslav BABÁK 608 800 788, jara.babak@atlas.cz		
MÍSTO STAVBY: BRNO – HOLÁSKY		OKRES: BRNO – MĚSTO		projekce, inženýring vodohospodářských staveb		
INVESTOR: PAVEL PLEVA						
AKCE: SPLAŠKOVÁ PŘÍPOJKA HOLÁSKY, P.Č. 2333				STUPEŇ: ZÁMĚR		ČÍSLO PARÉ: